

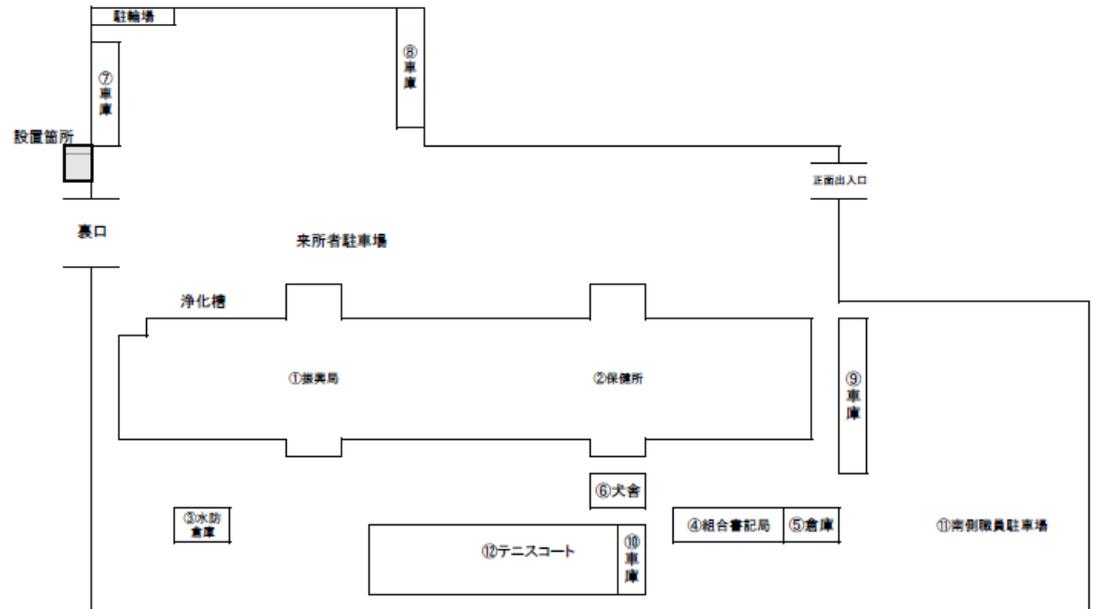


物件番号74 京都府宇治総合庁舎

電気
引き込みポール

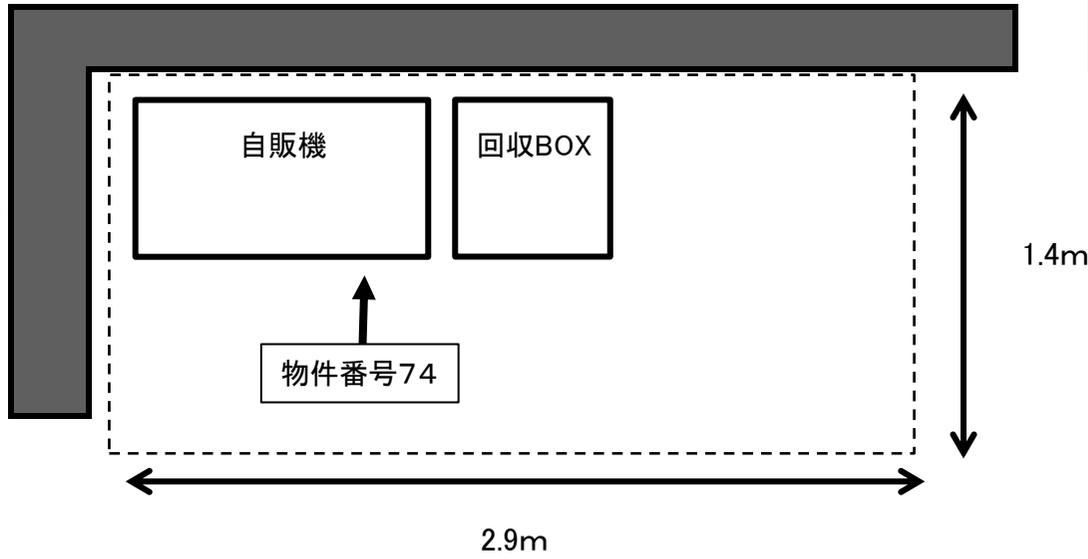

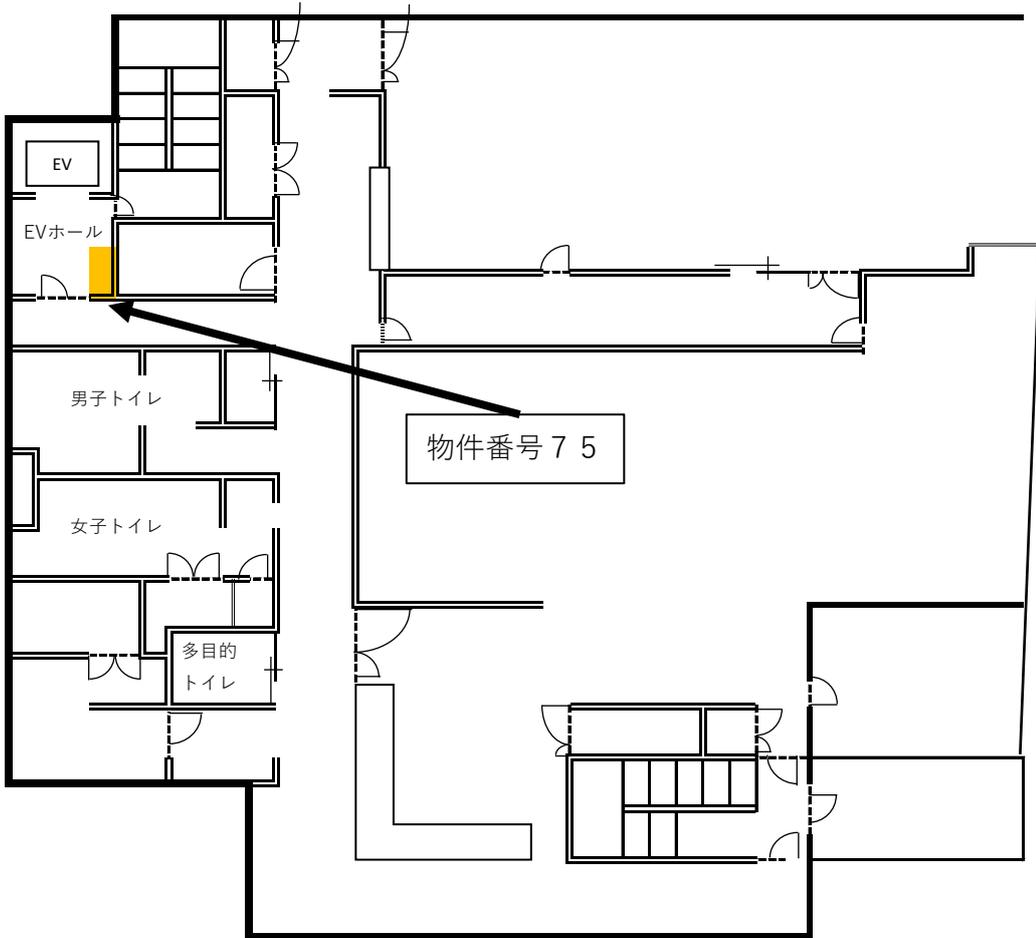


宇治警察署
2F (1期)

物件番号76 心身障害者福祉センター 障害者支援施設(生活介護・施設入所)

物件番号76

北寮

南寮

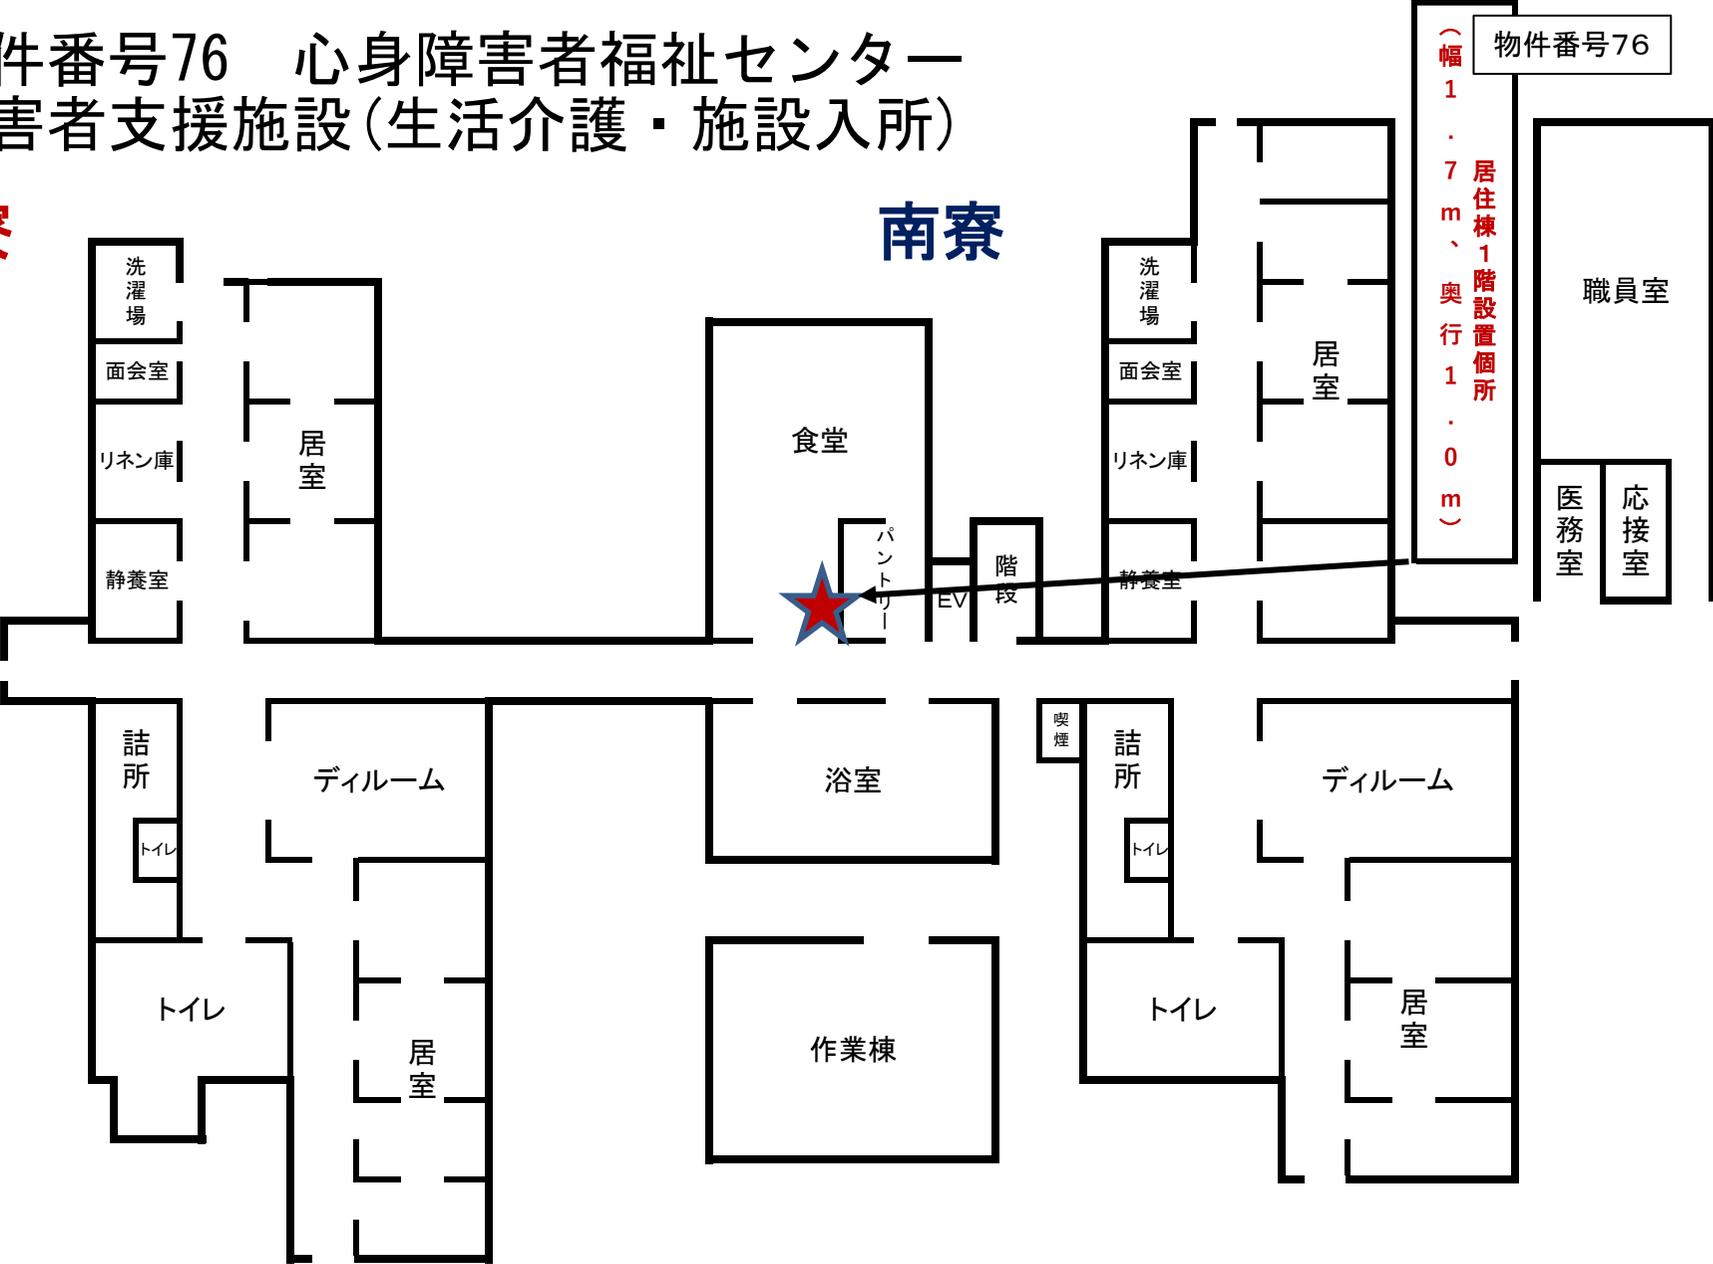

(幅1.7m、奥行1.0m)
居住棟1階設置個所

洗濯場
面会室
リネン庫
静養室

居室

食堂
パントリー
EV
階段

洗濯場
面会室
リネン庫
静養室

居室

職員室
応接室
医務室

詰所
トイレ

デイルーム
居室

浴室
作業棟


喫煙
詰所
トイレ

デイルーム
居室



トイレ

トイレ





物件番号77 城陽警察署
(1階)

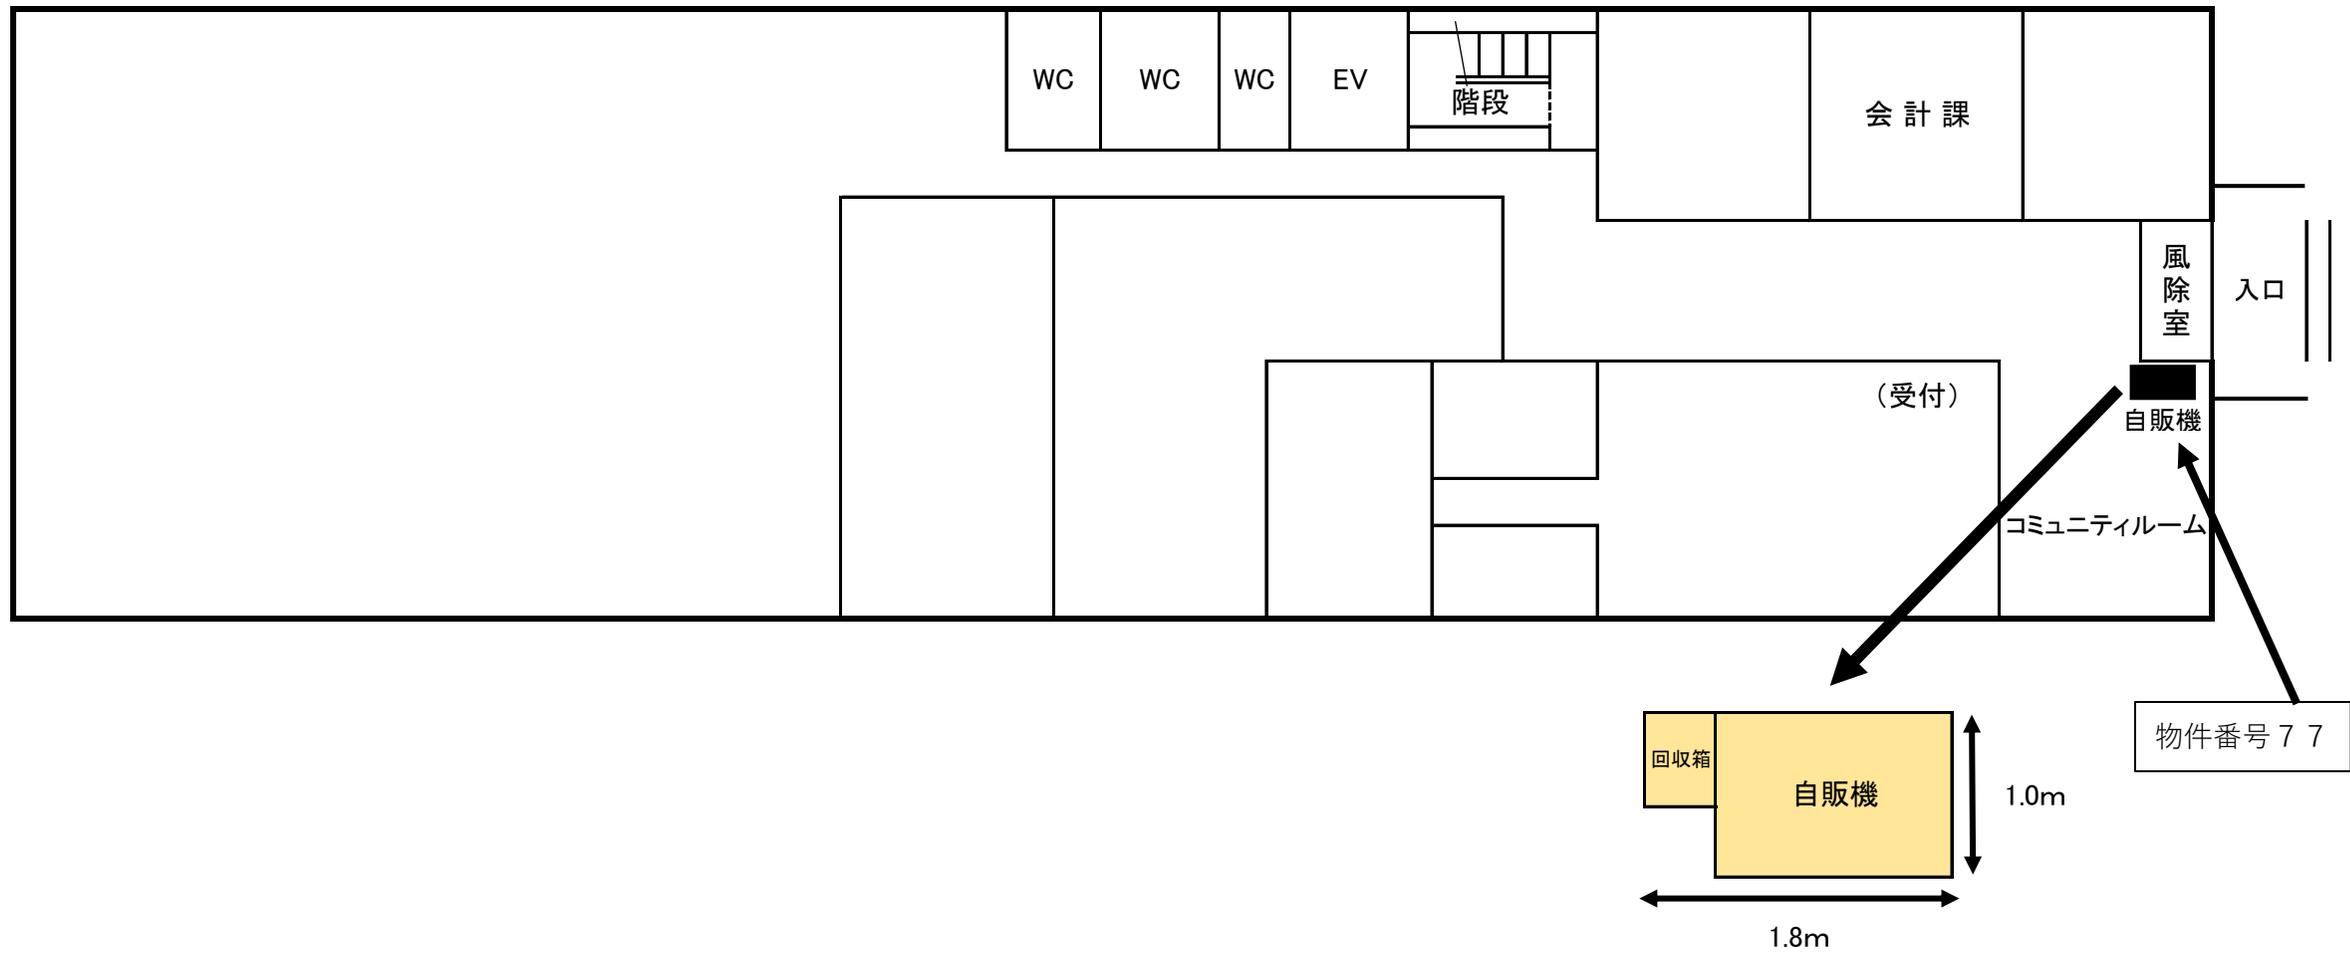


物件番号 78 城陽高等学校

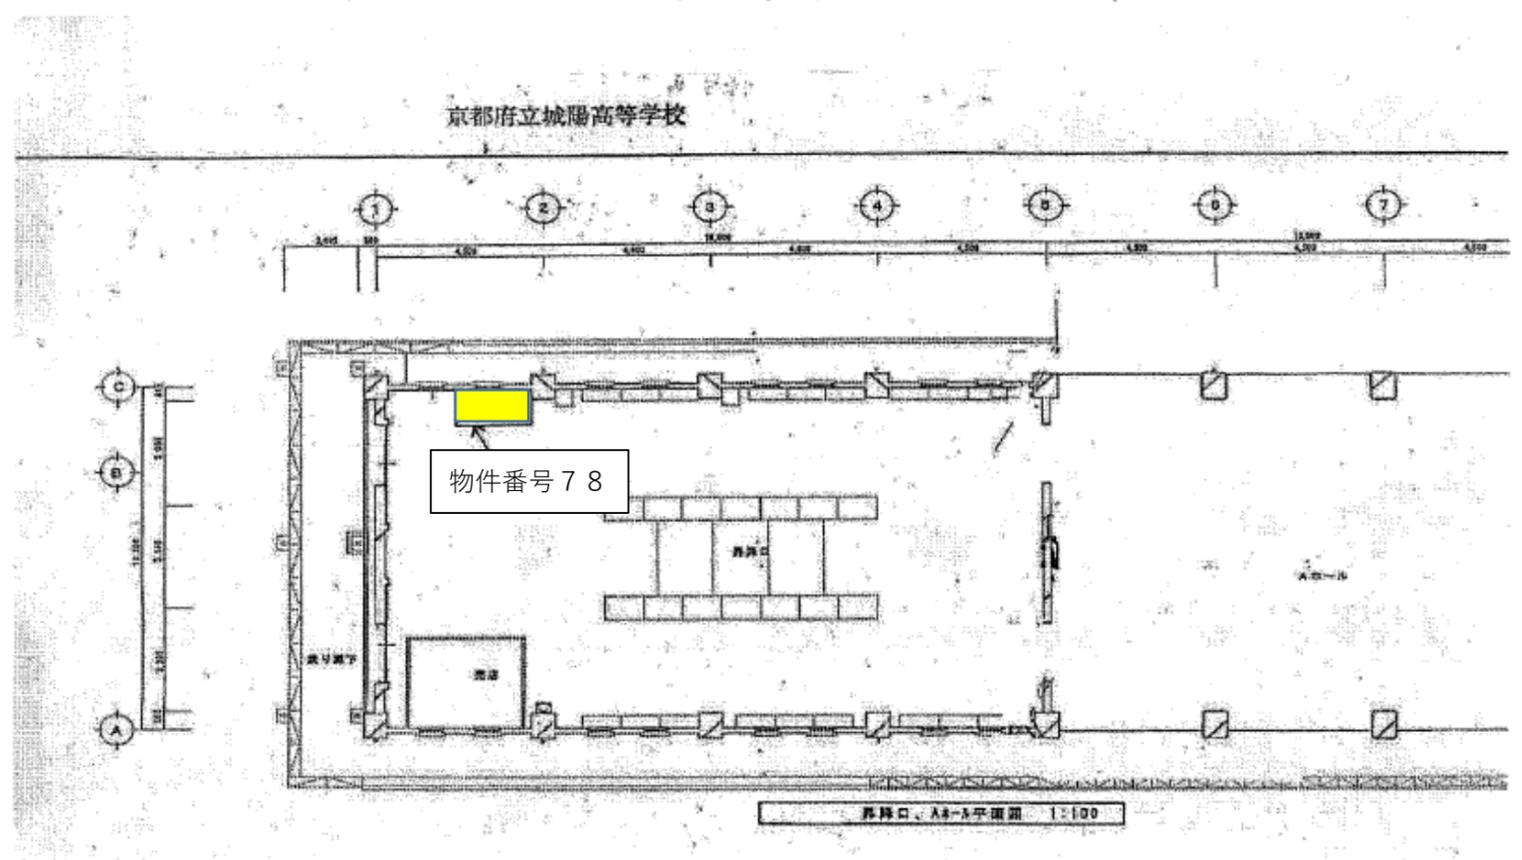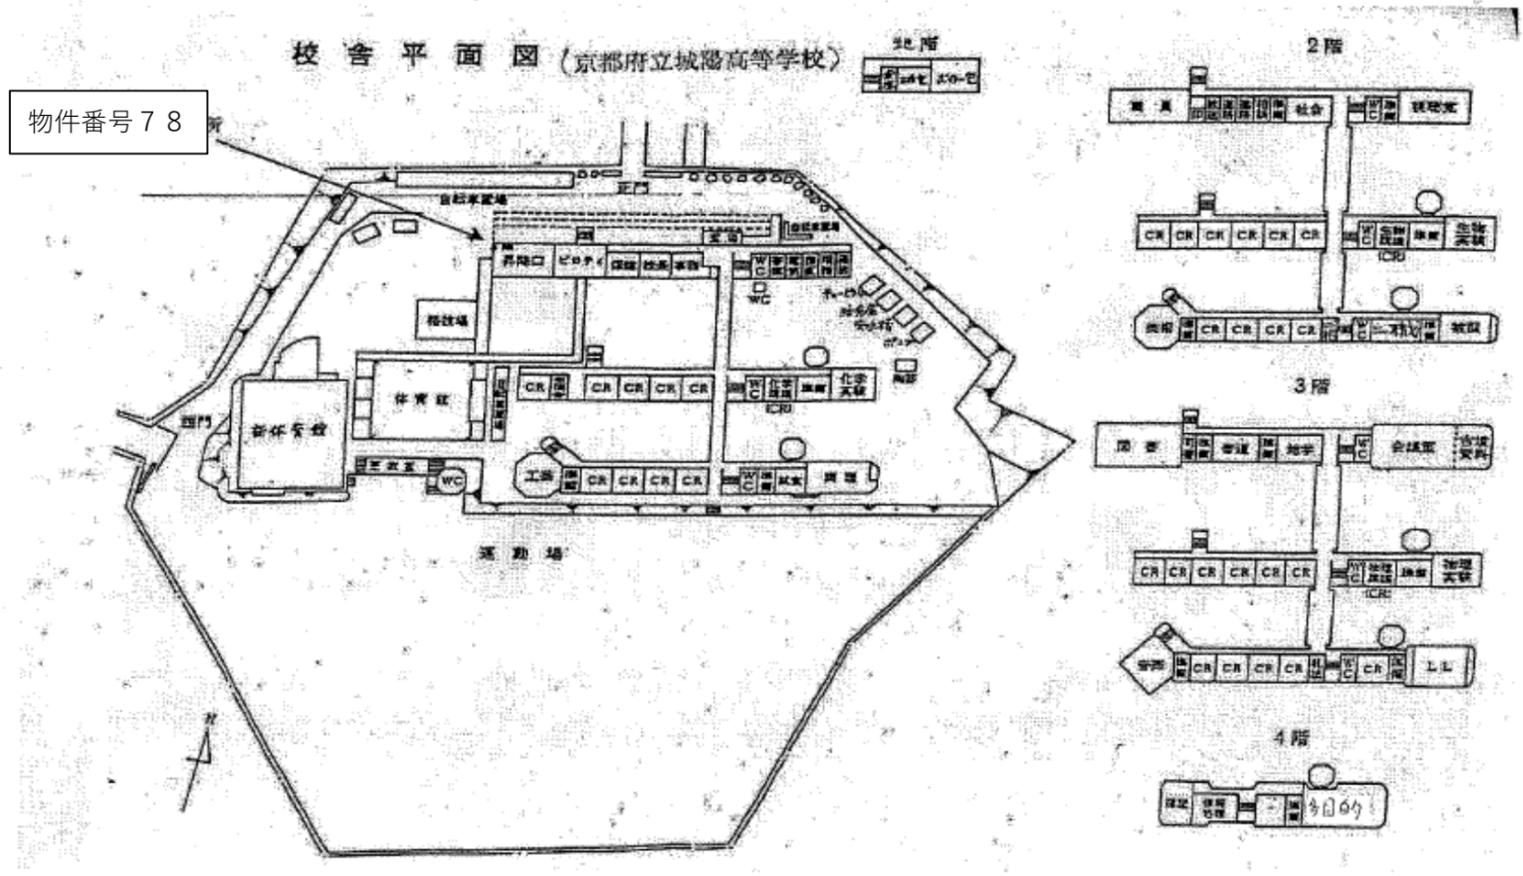


西城陽高等学校敷地図面

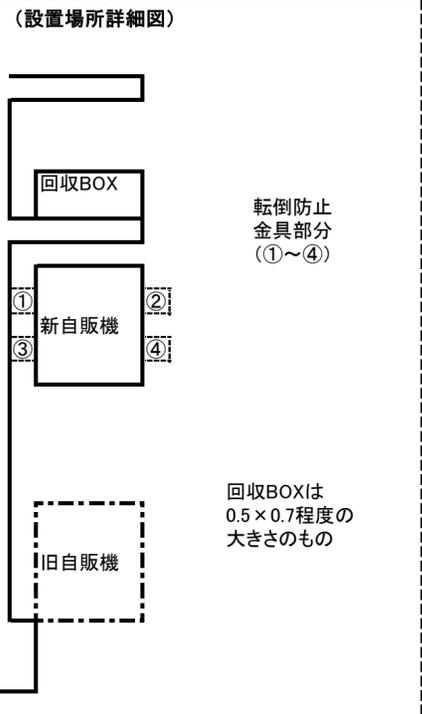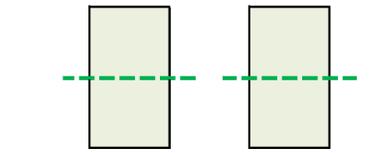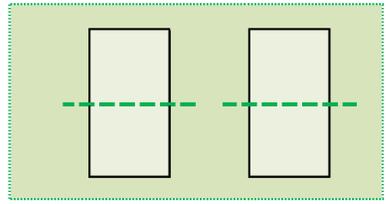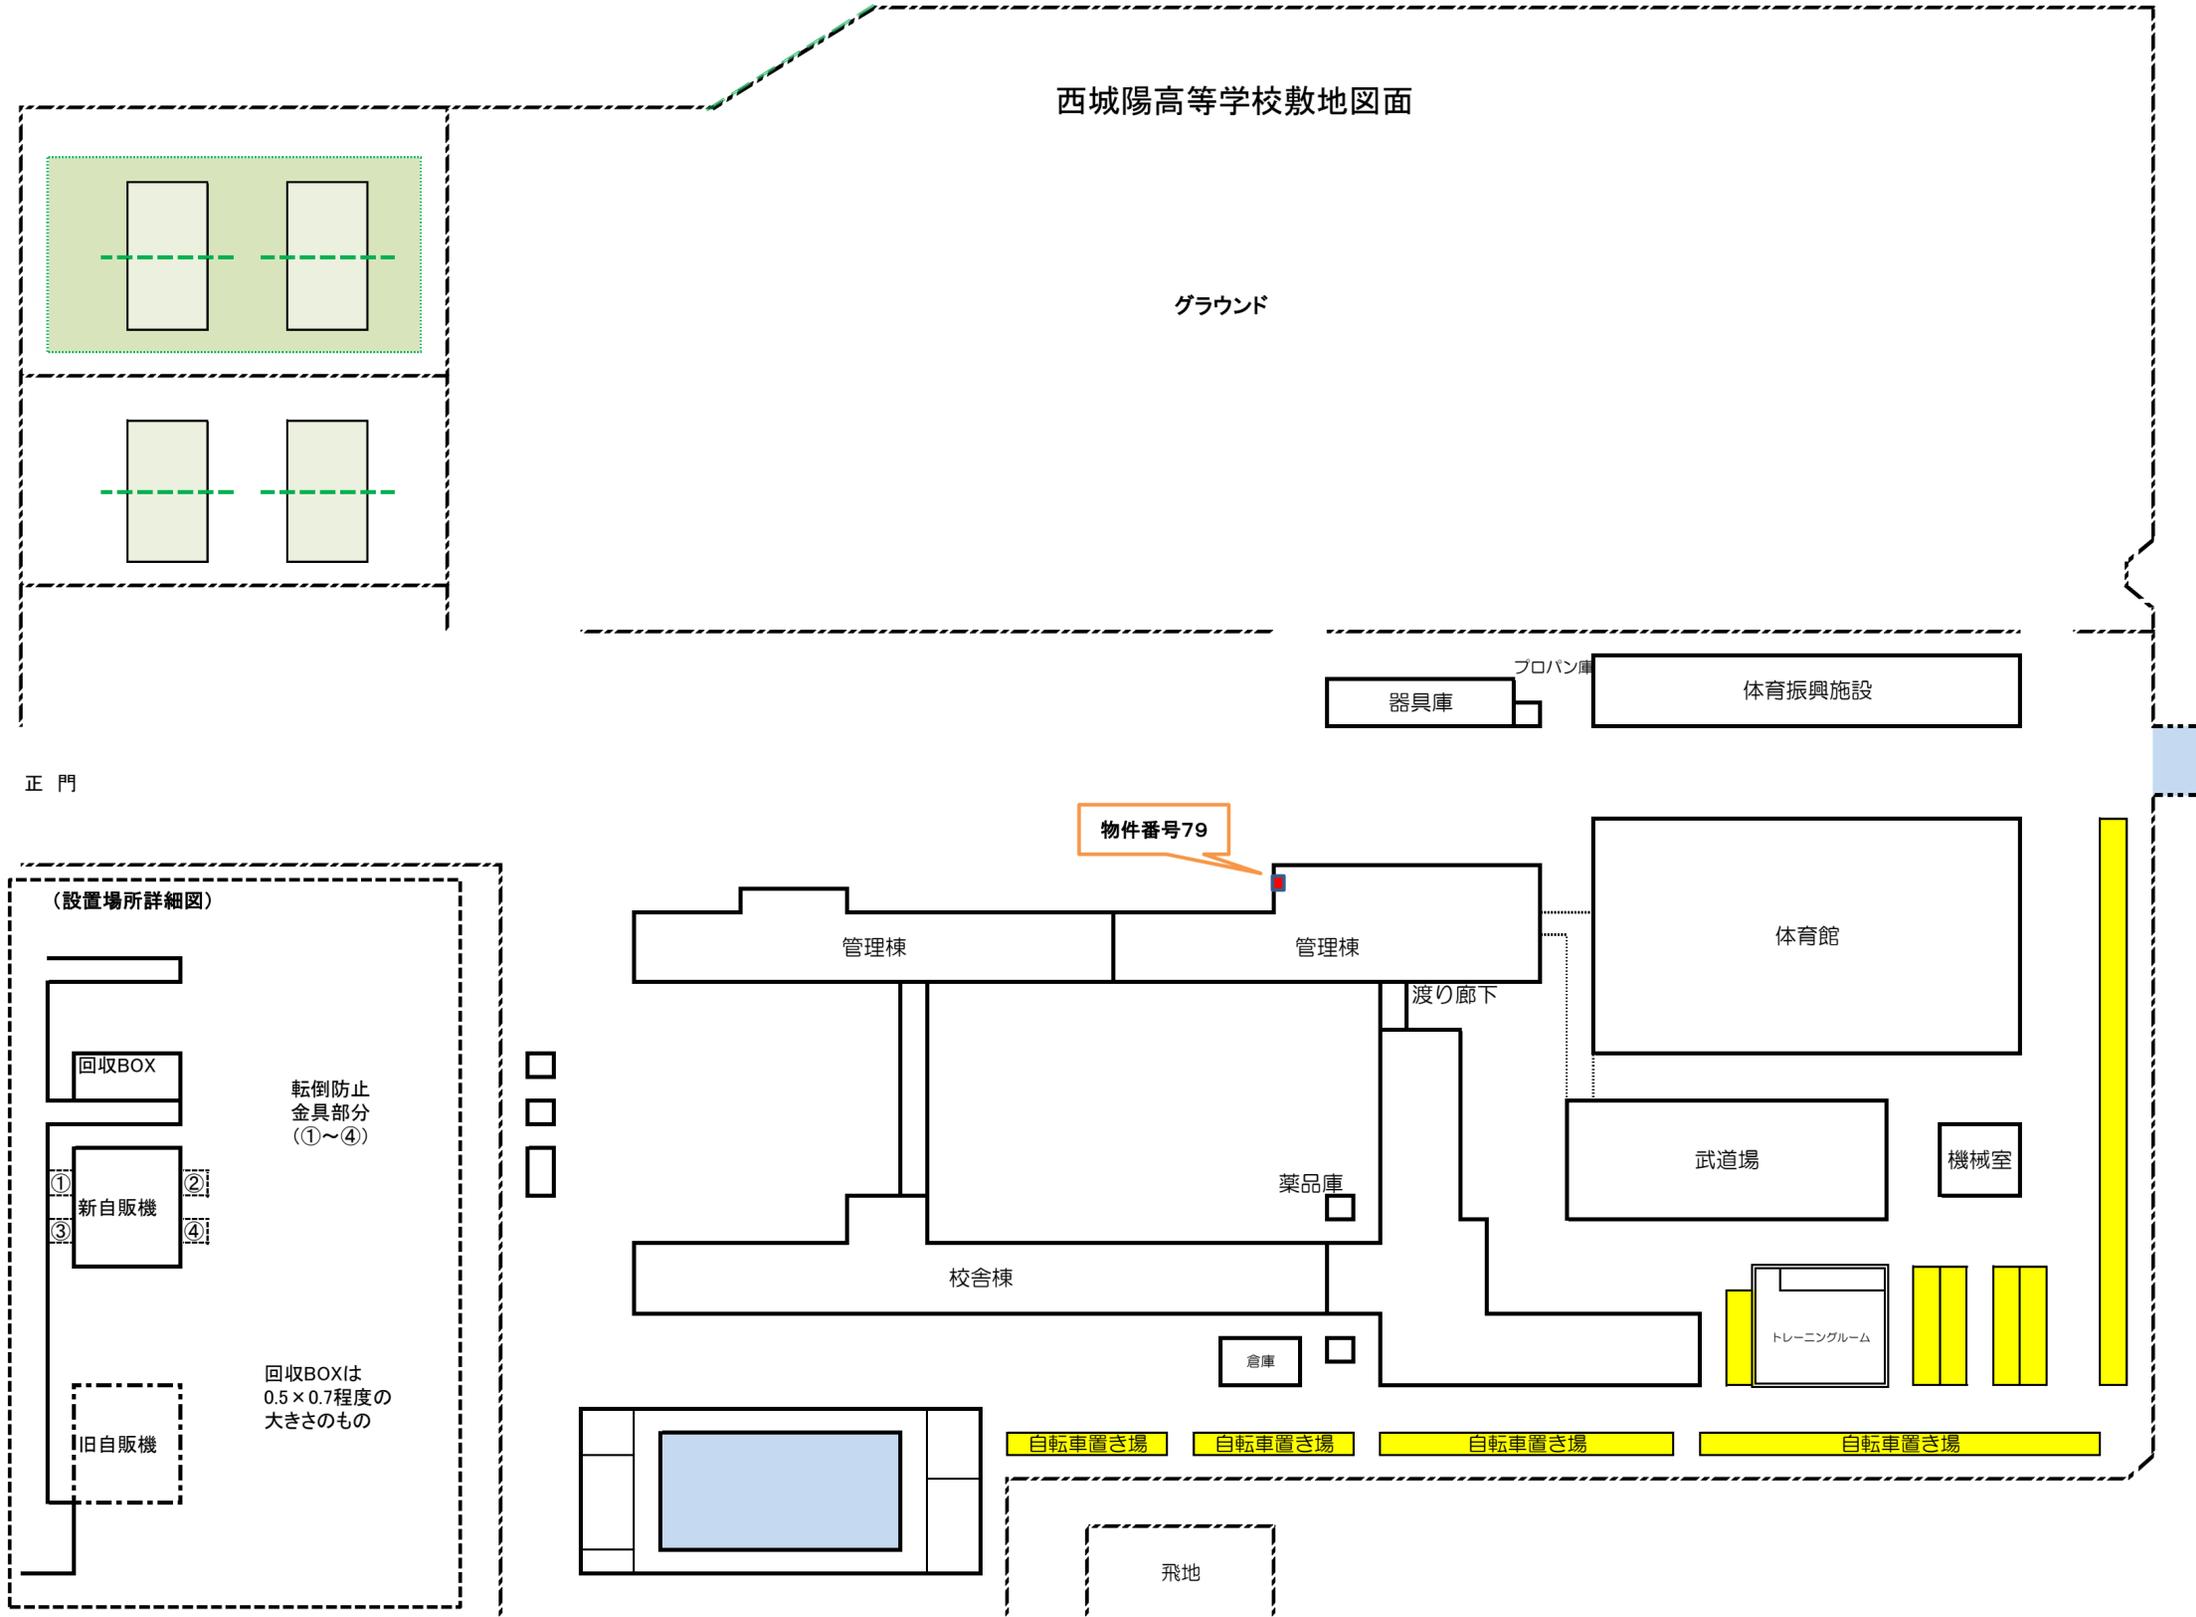

物件番号80 山城広域振興局 乙訓総合庁舎

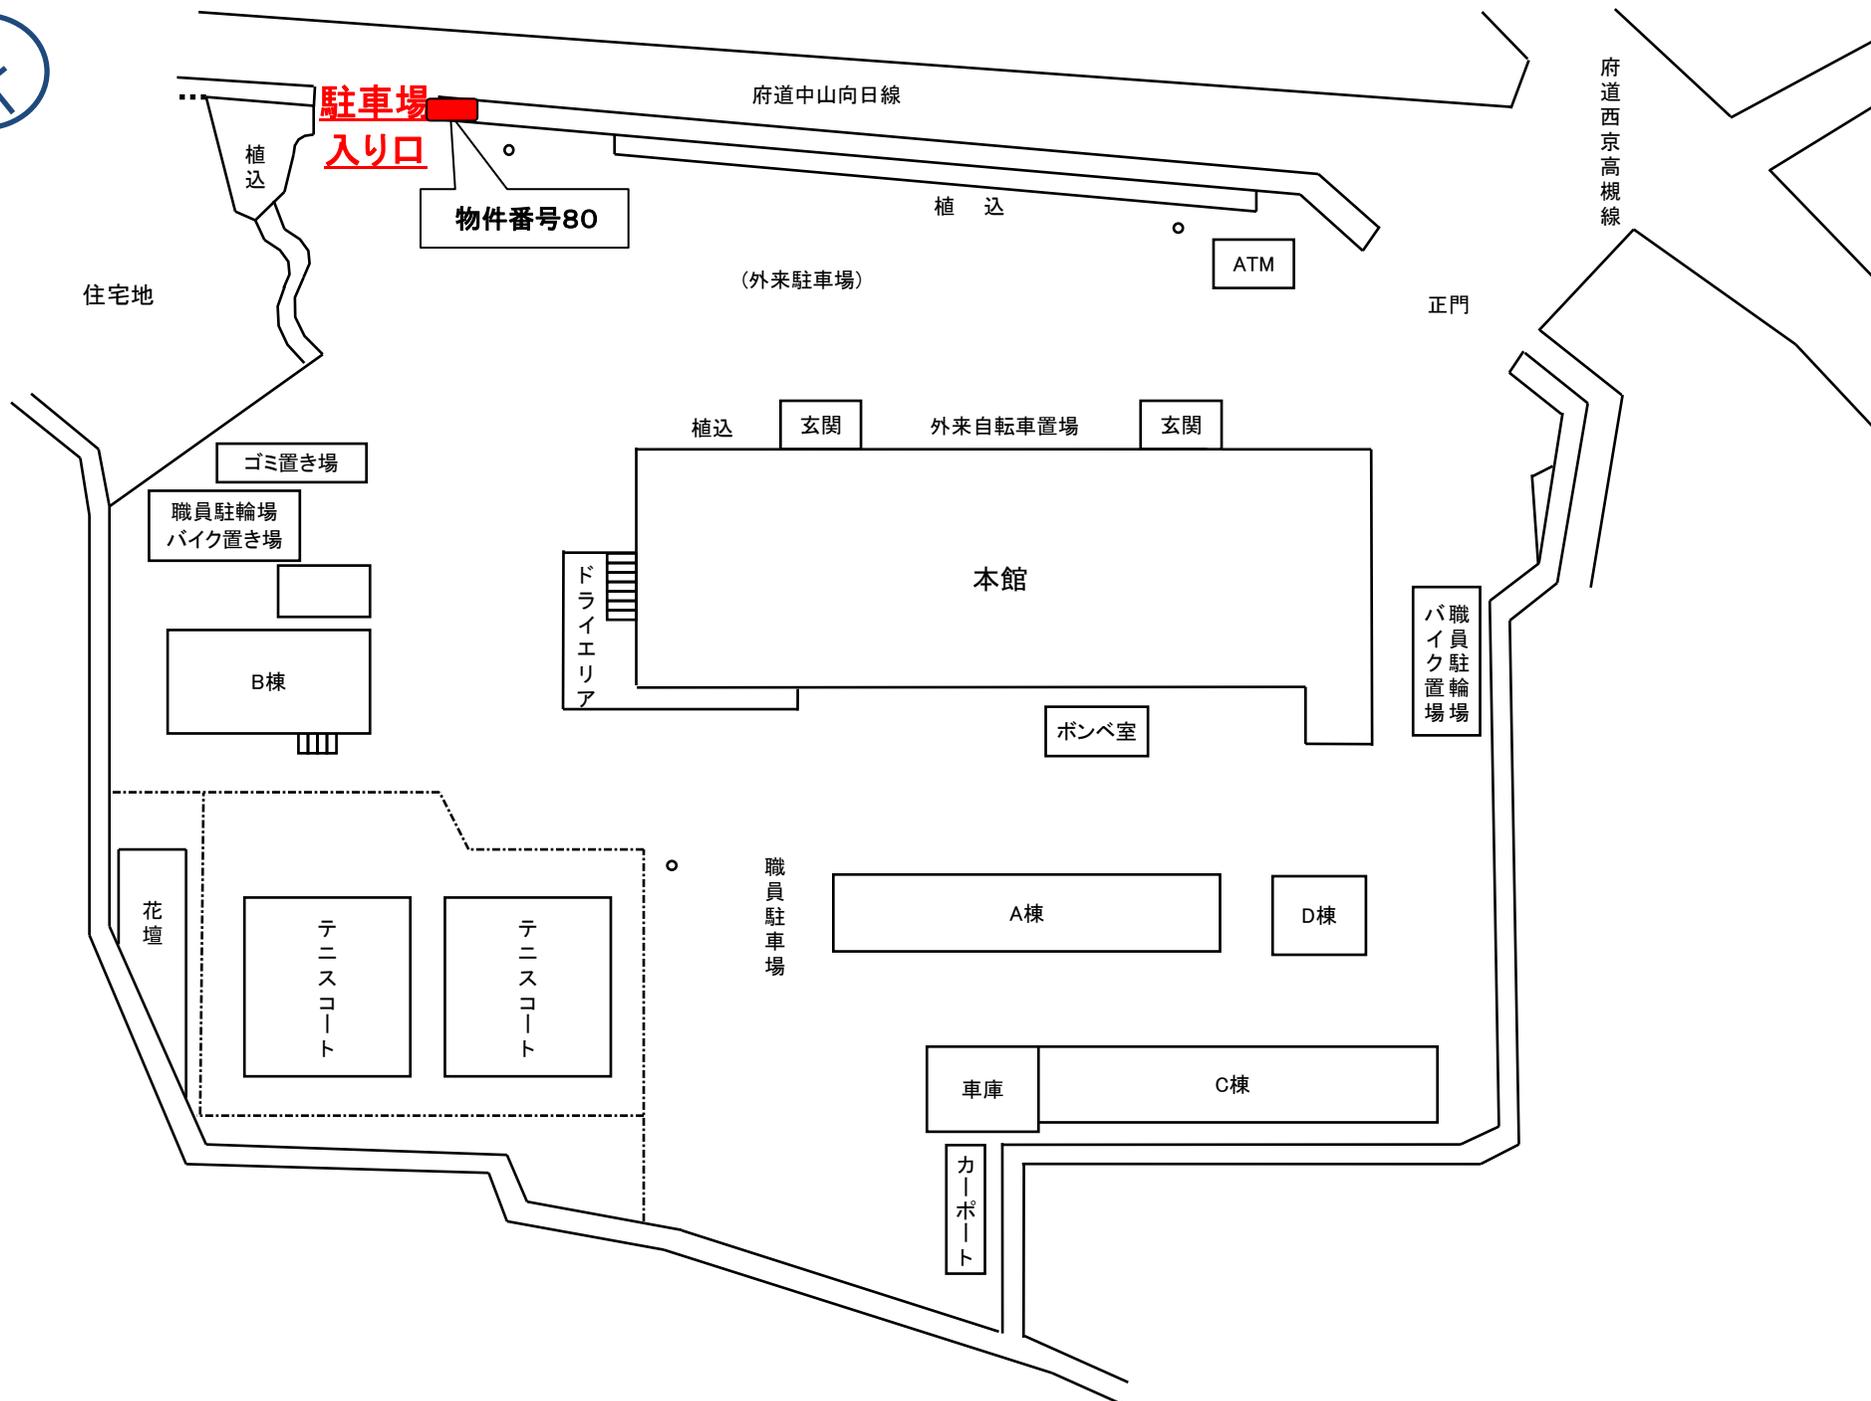

物件番号81 向陽高等学校 自動販売機設置予定場所

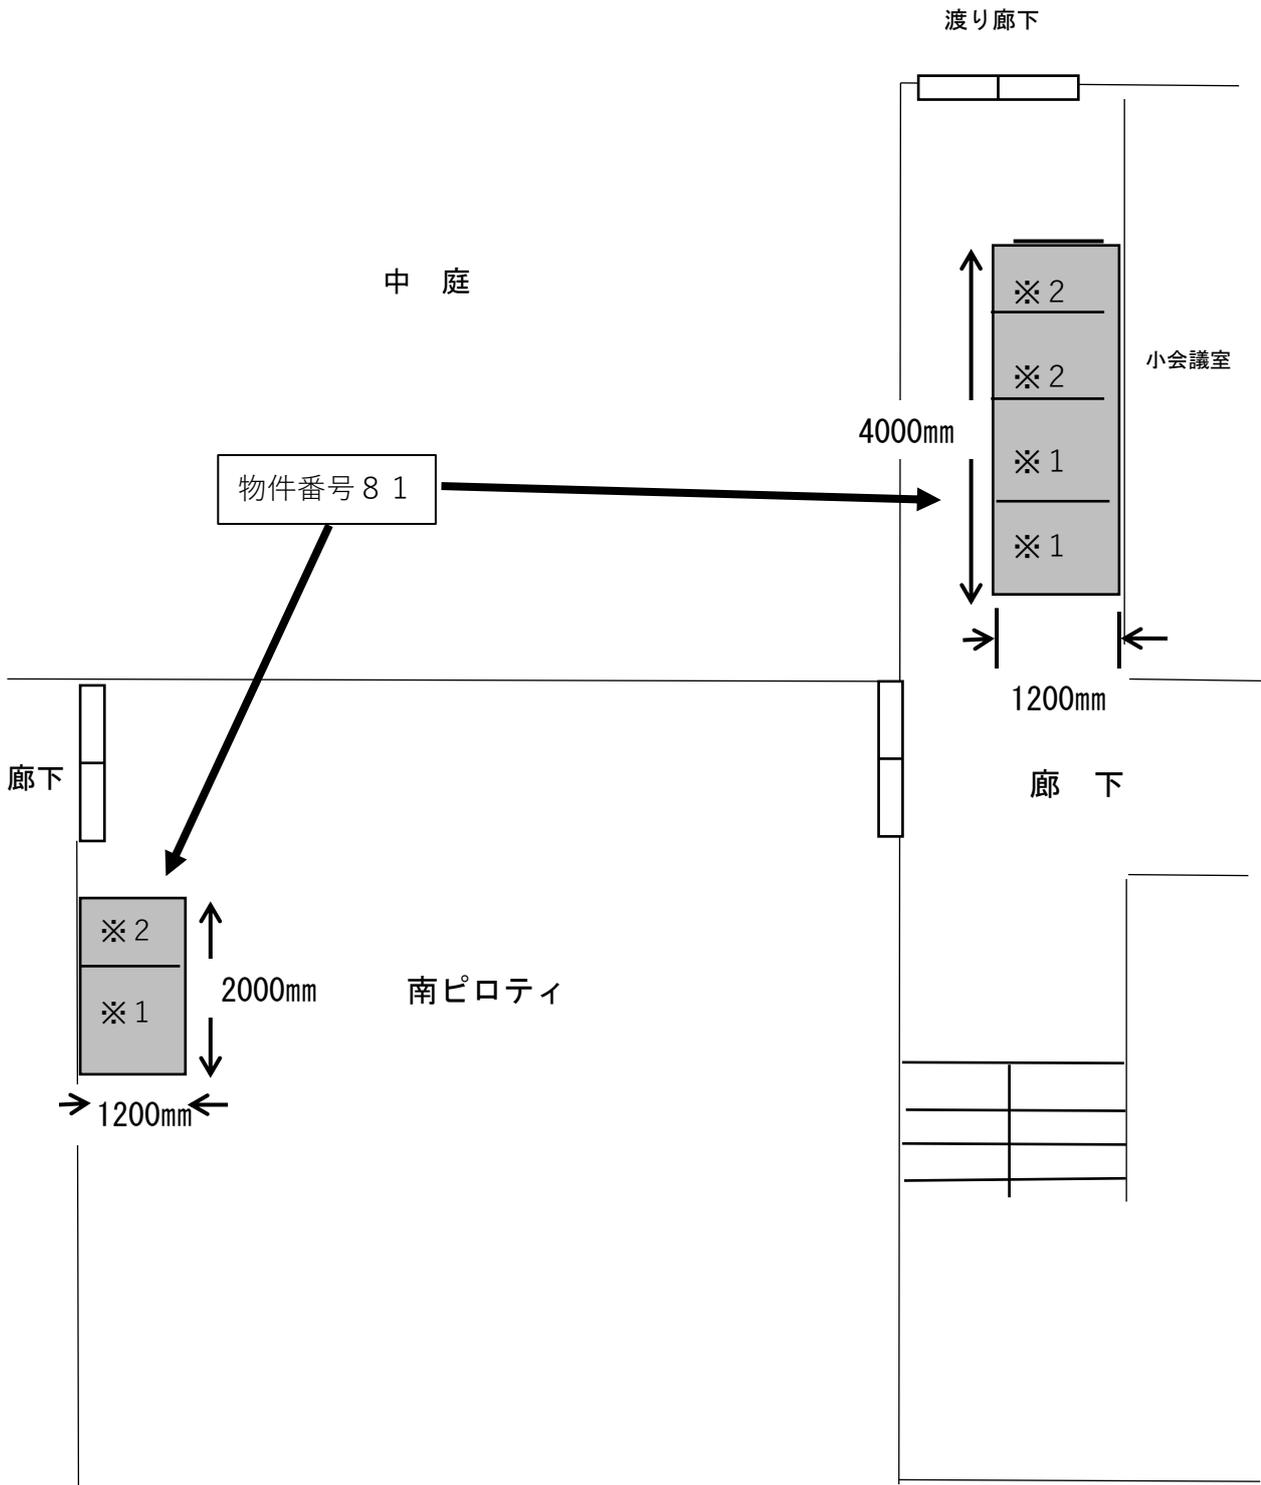


■ 設置予定箇所 (転倒防止金具設置面積含む)

※1 : 自動販売機

※2 : 使用済み容器回収箱


物件番号82 向日町警察署 設置場所
缶・ペットボトル

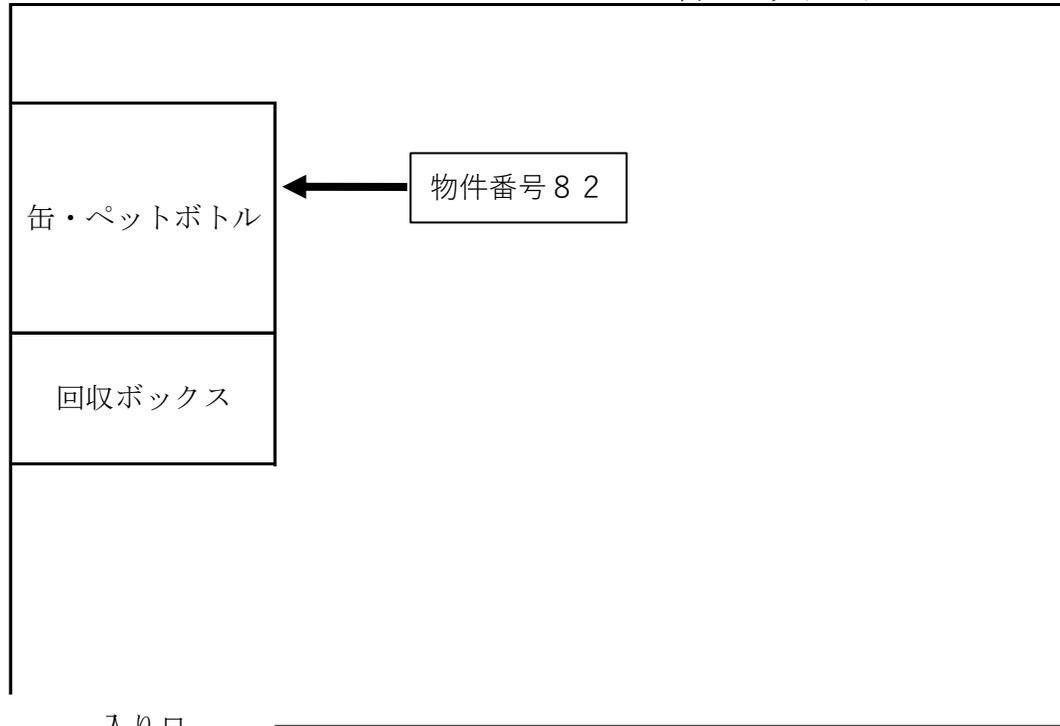

入り口


(本署1階食堂)

物件番号83
流域下水道事務所 洛西浄化センター(管理棟1F)

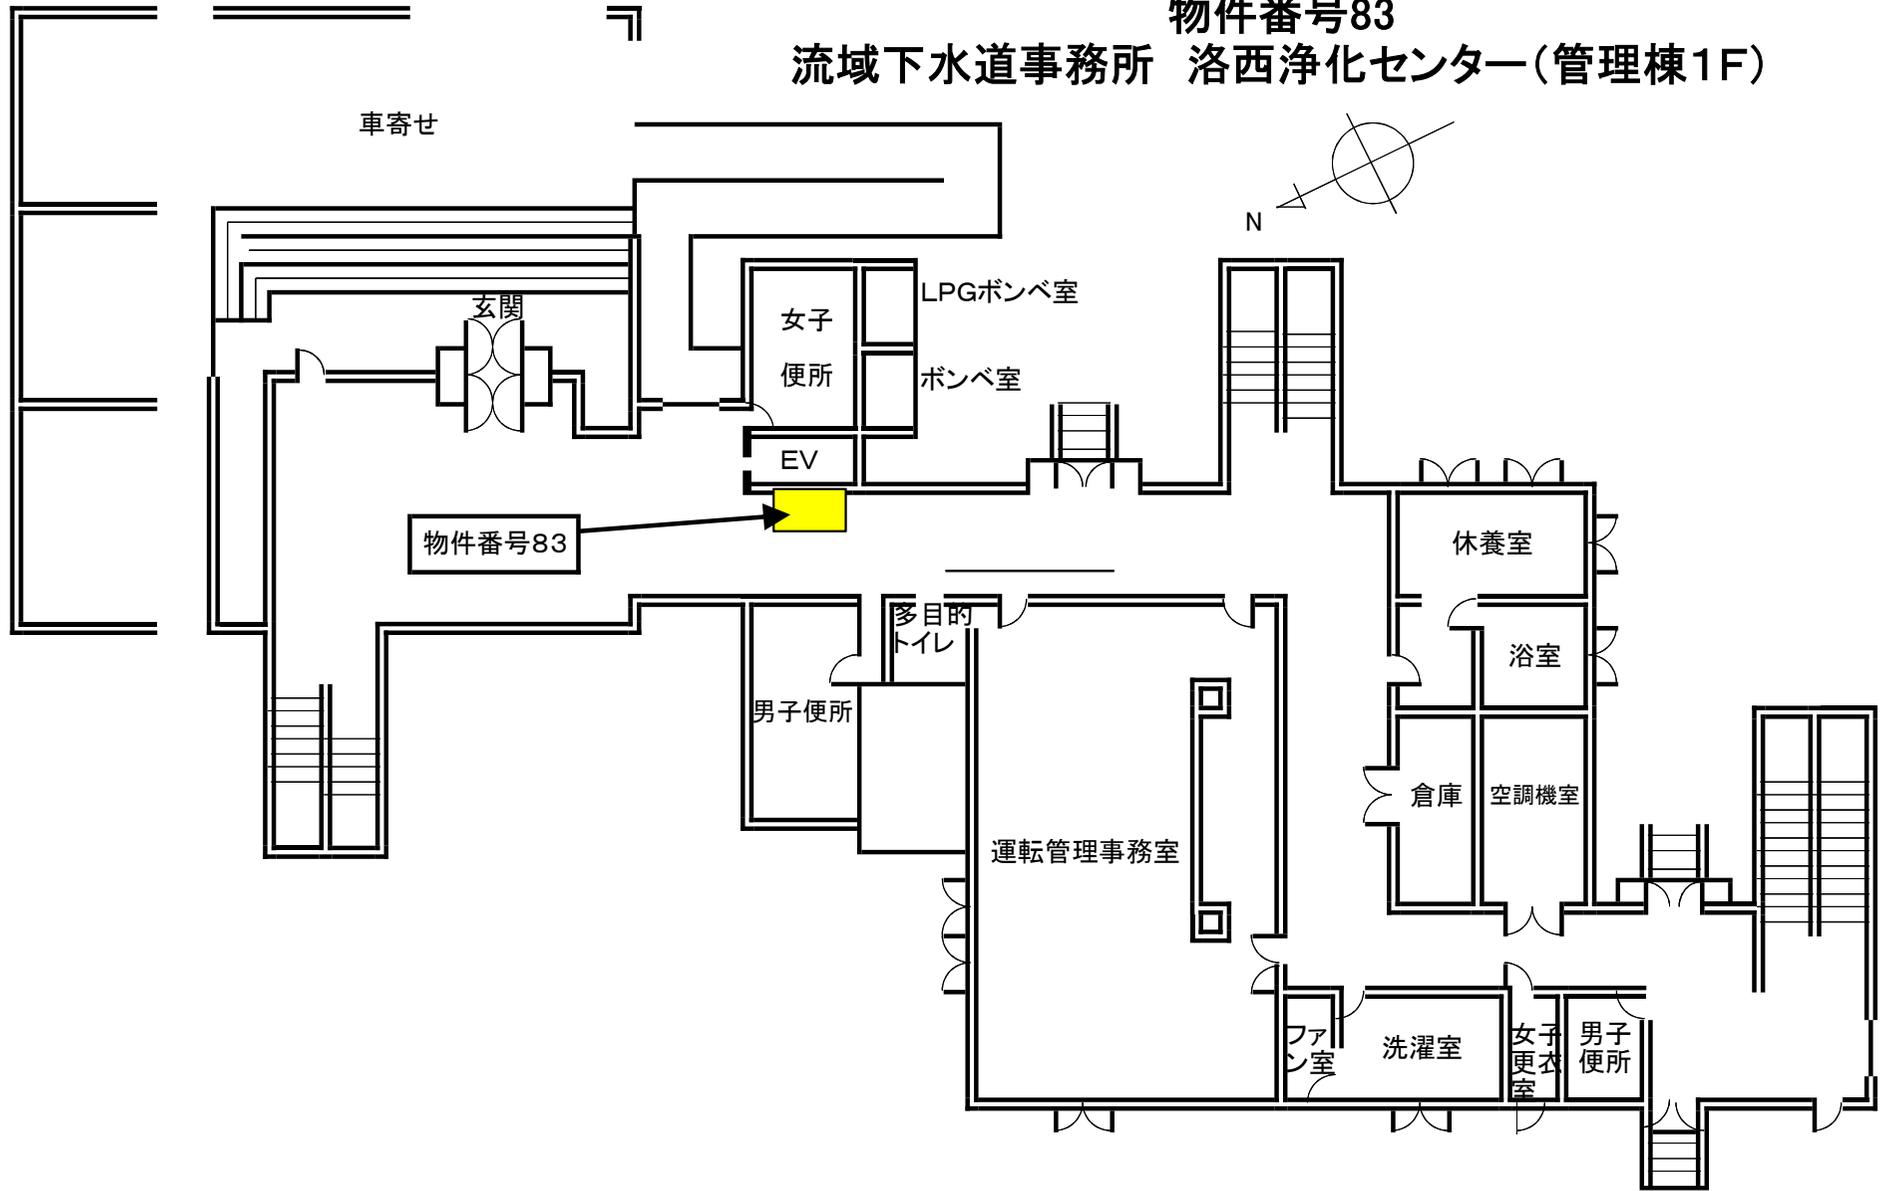


平面図	縮尺	0 10 20 m	1/600	学校名	乙訓高等学校	調査番号	216	(市町村)	5171011	(学校)	管理番号	794-2
-----	----	-----------	-------	-----	--------	------	-----	-------	---------	------	------	-------

33 体育振興施設棟

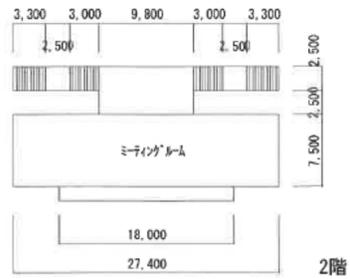


2階

33 体育振興施設棟

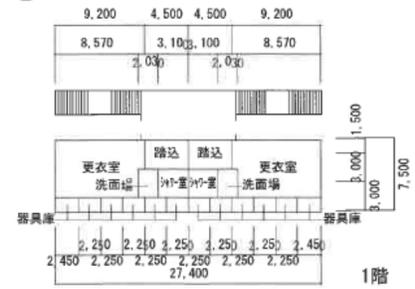


1階

51 体育館

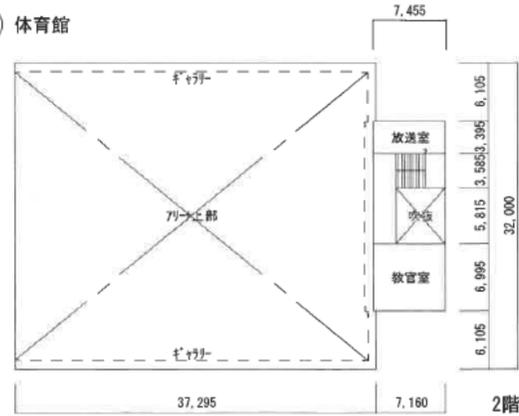


2階

51 体育館

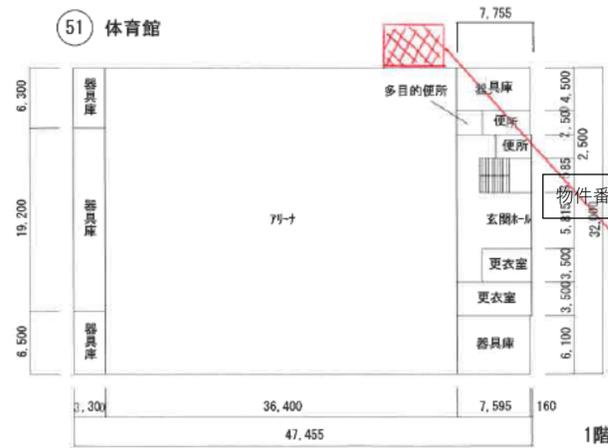

1階


54 雨天練習場

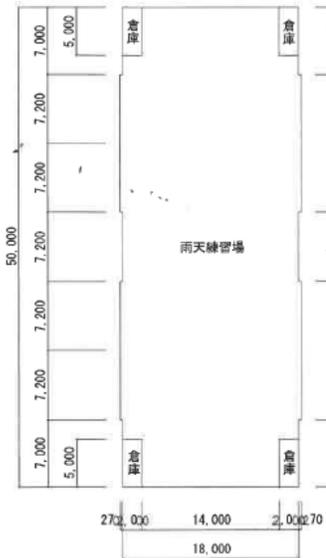


物件番号 84

自重の取壊を教設置場計
4.0㎡

物件番号85 京都府立西乙訓高等学校 自動販売機設

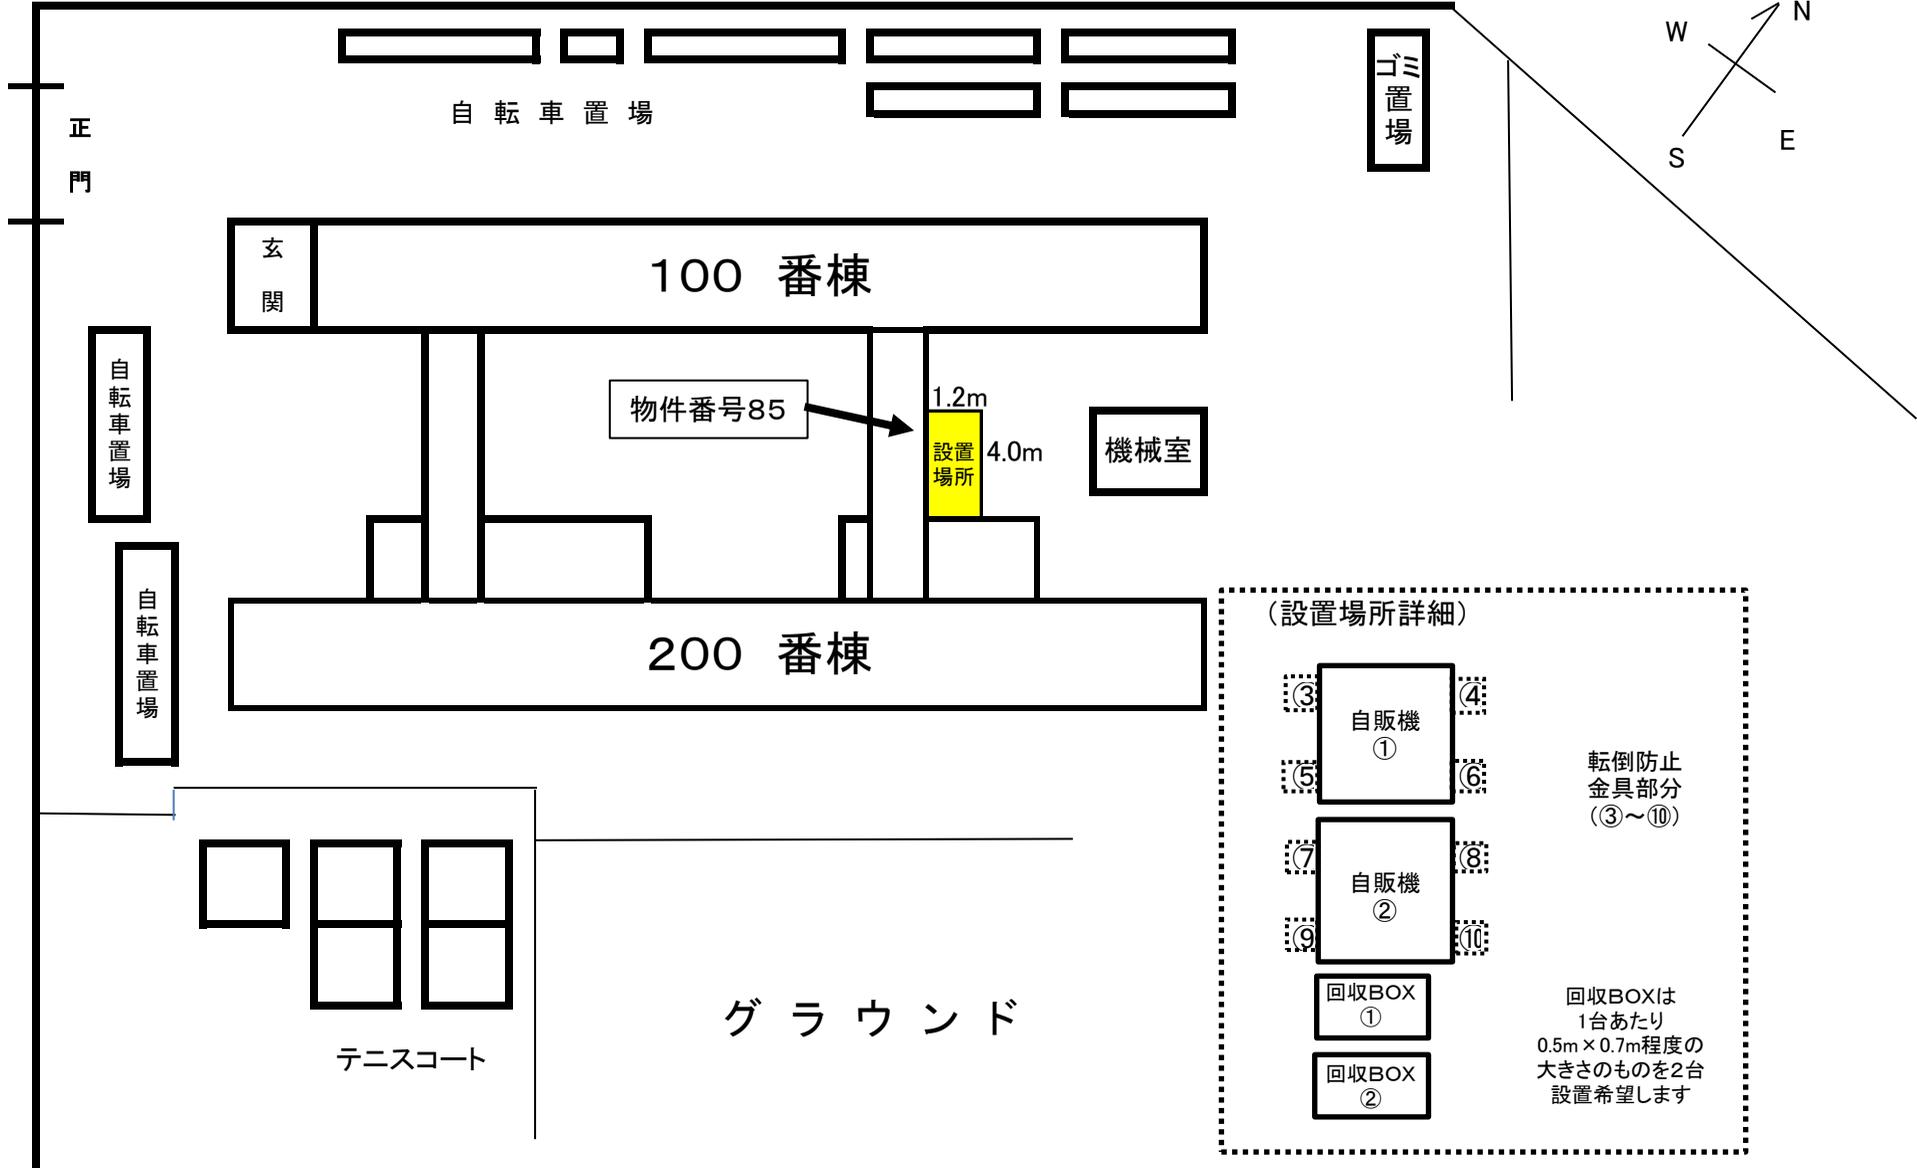

(設置場所詳細)

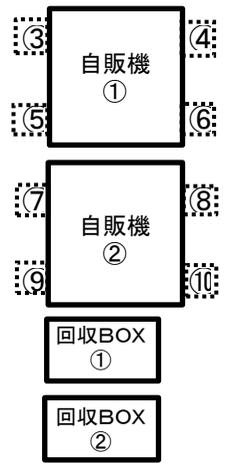


転倒防止
金具部分
(③~⑩)



回収BOXは
1台あたり
0.5m×0.7m程度の
大きさのものを2台
設置希望します



物件番号86 洛南浄化センター(管理棟1F見取り図)

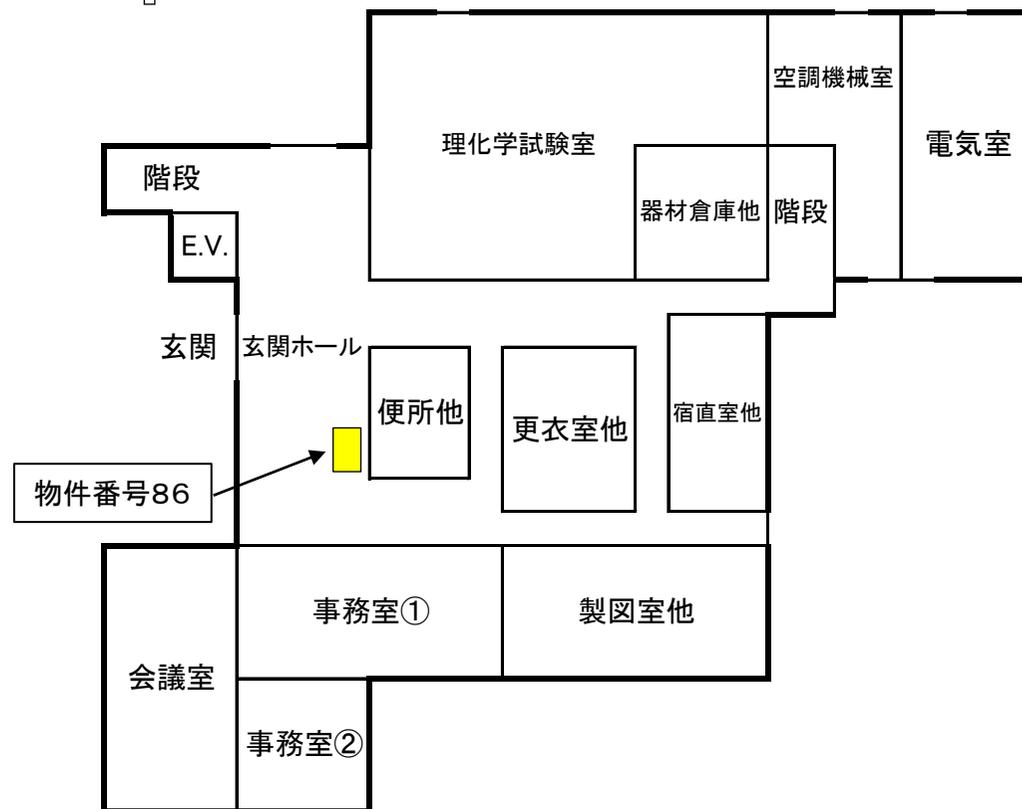


物件番号87 京都八幡高等学校北キャンパス 自動販売機設置場所

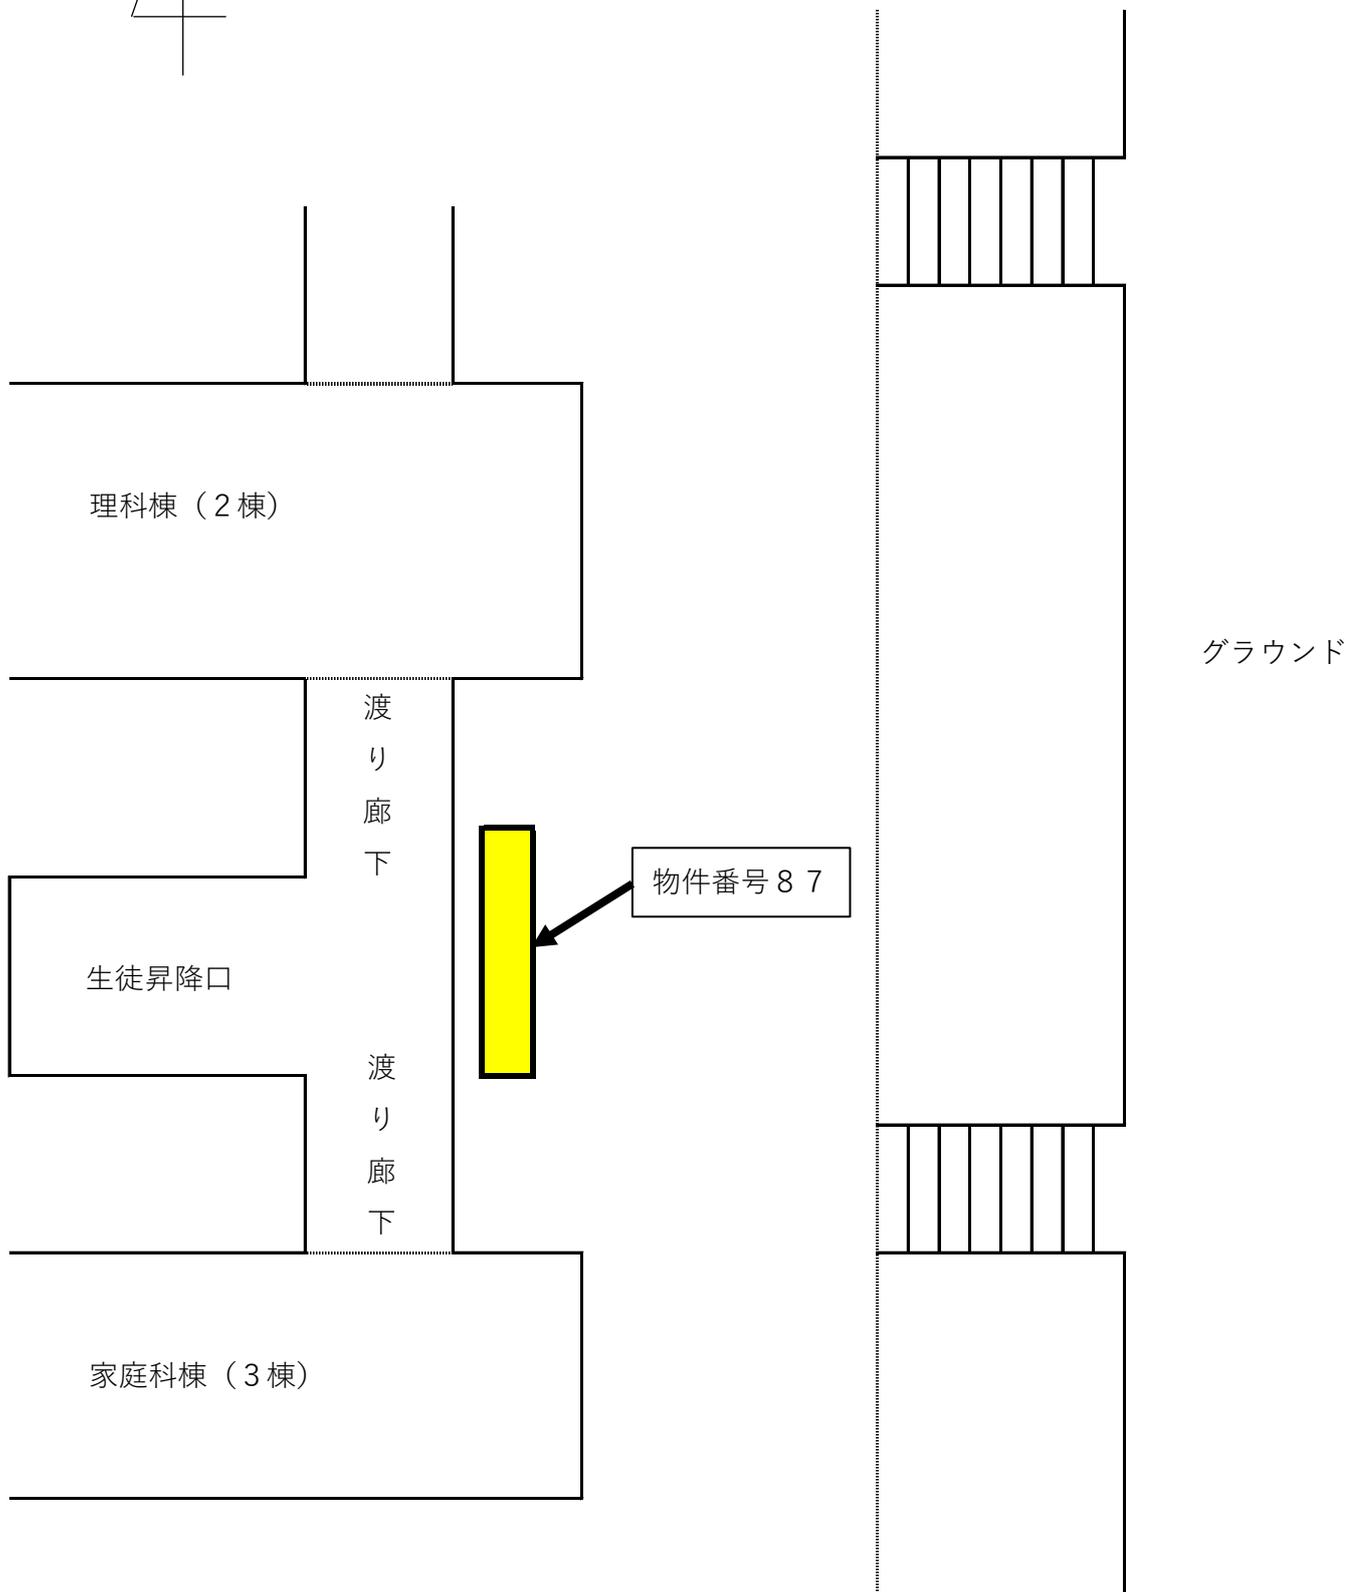 


物件番号88 京都八幡高等学校 南キャンパス


5棟1階

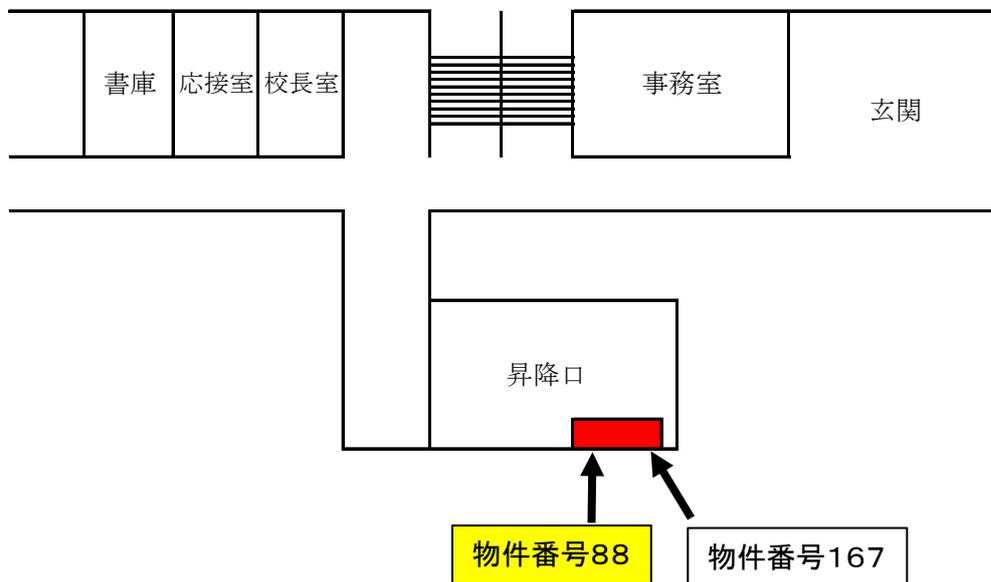


物件番号89~90 八幡警察署 自動販売機設置位置見取図

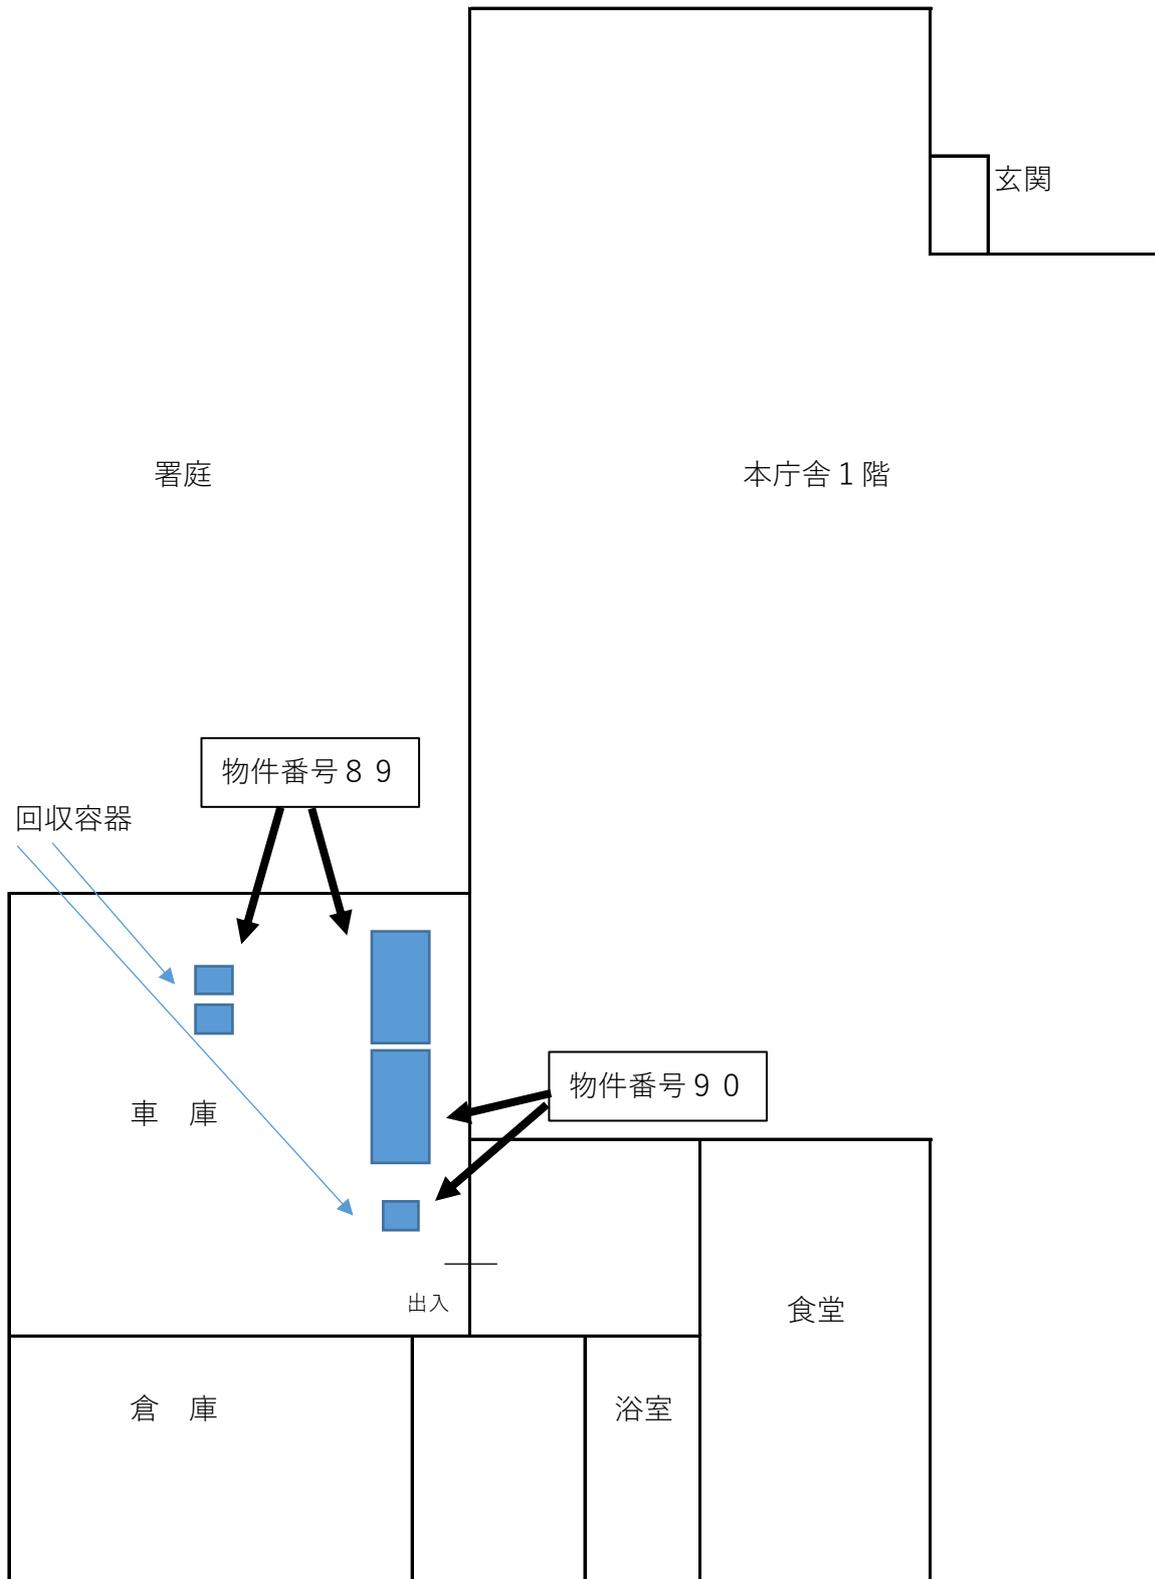

物件番号91 田辺総合庁舎

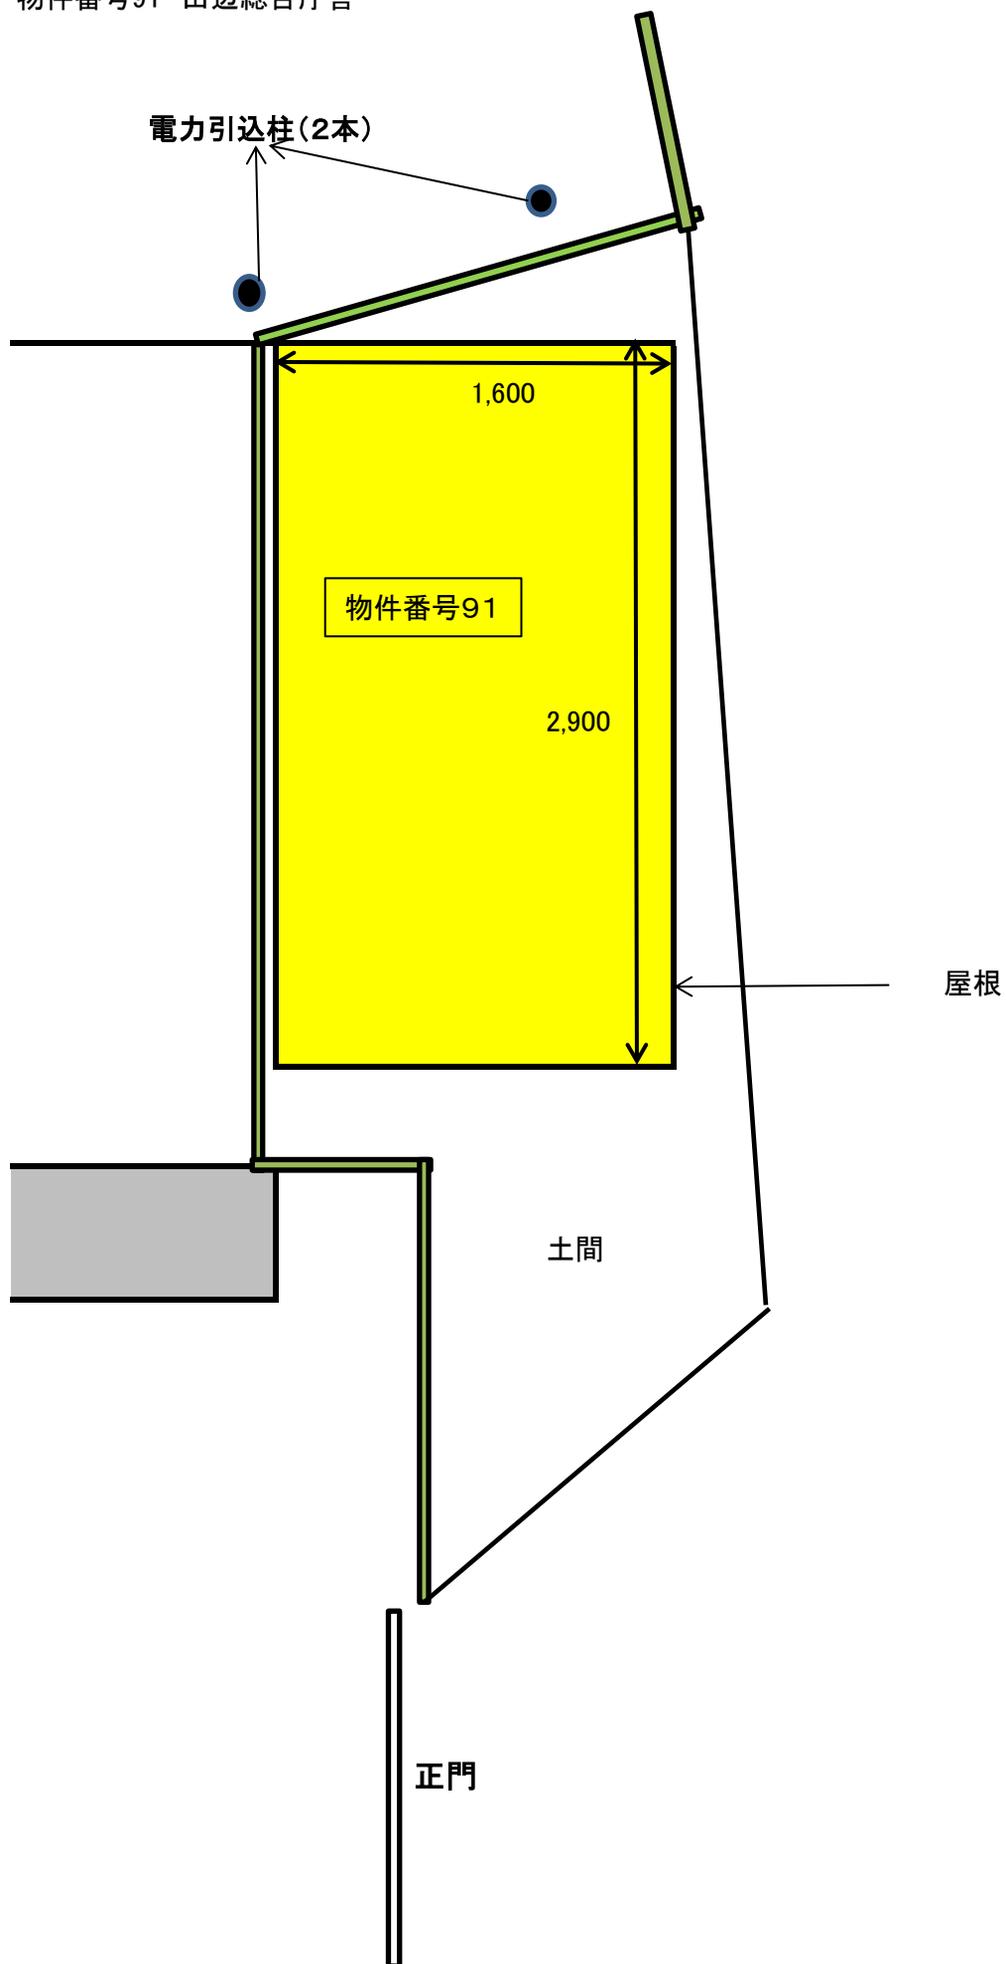


物件番号 92~93 田辺総合庁舎 食堂

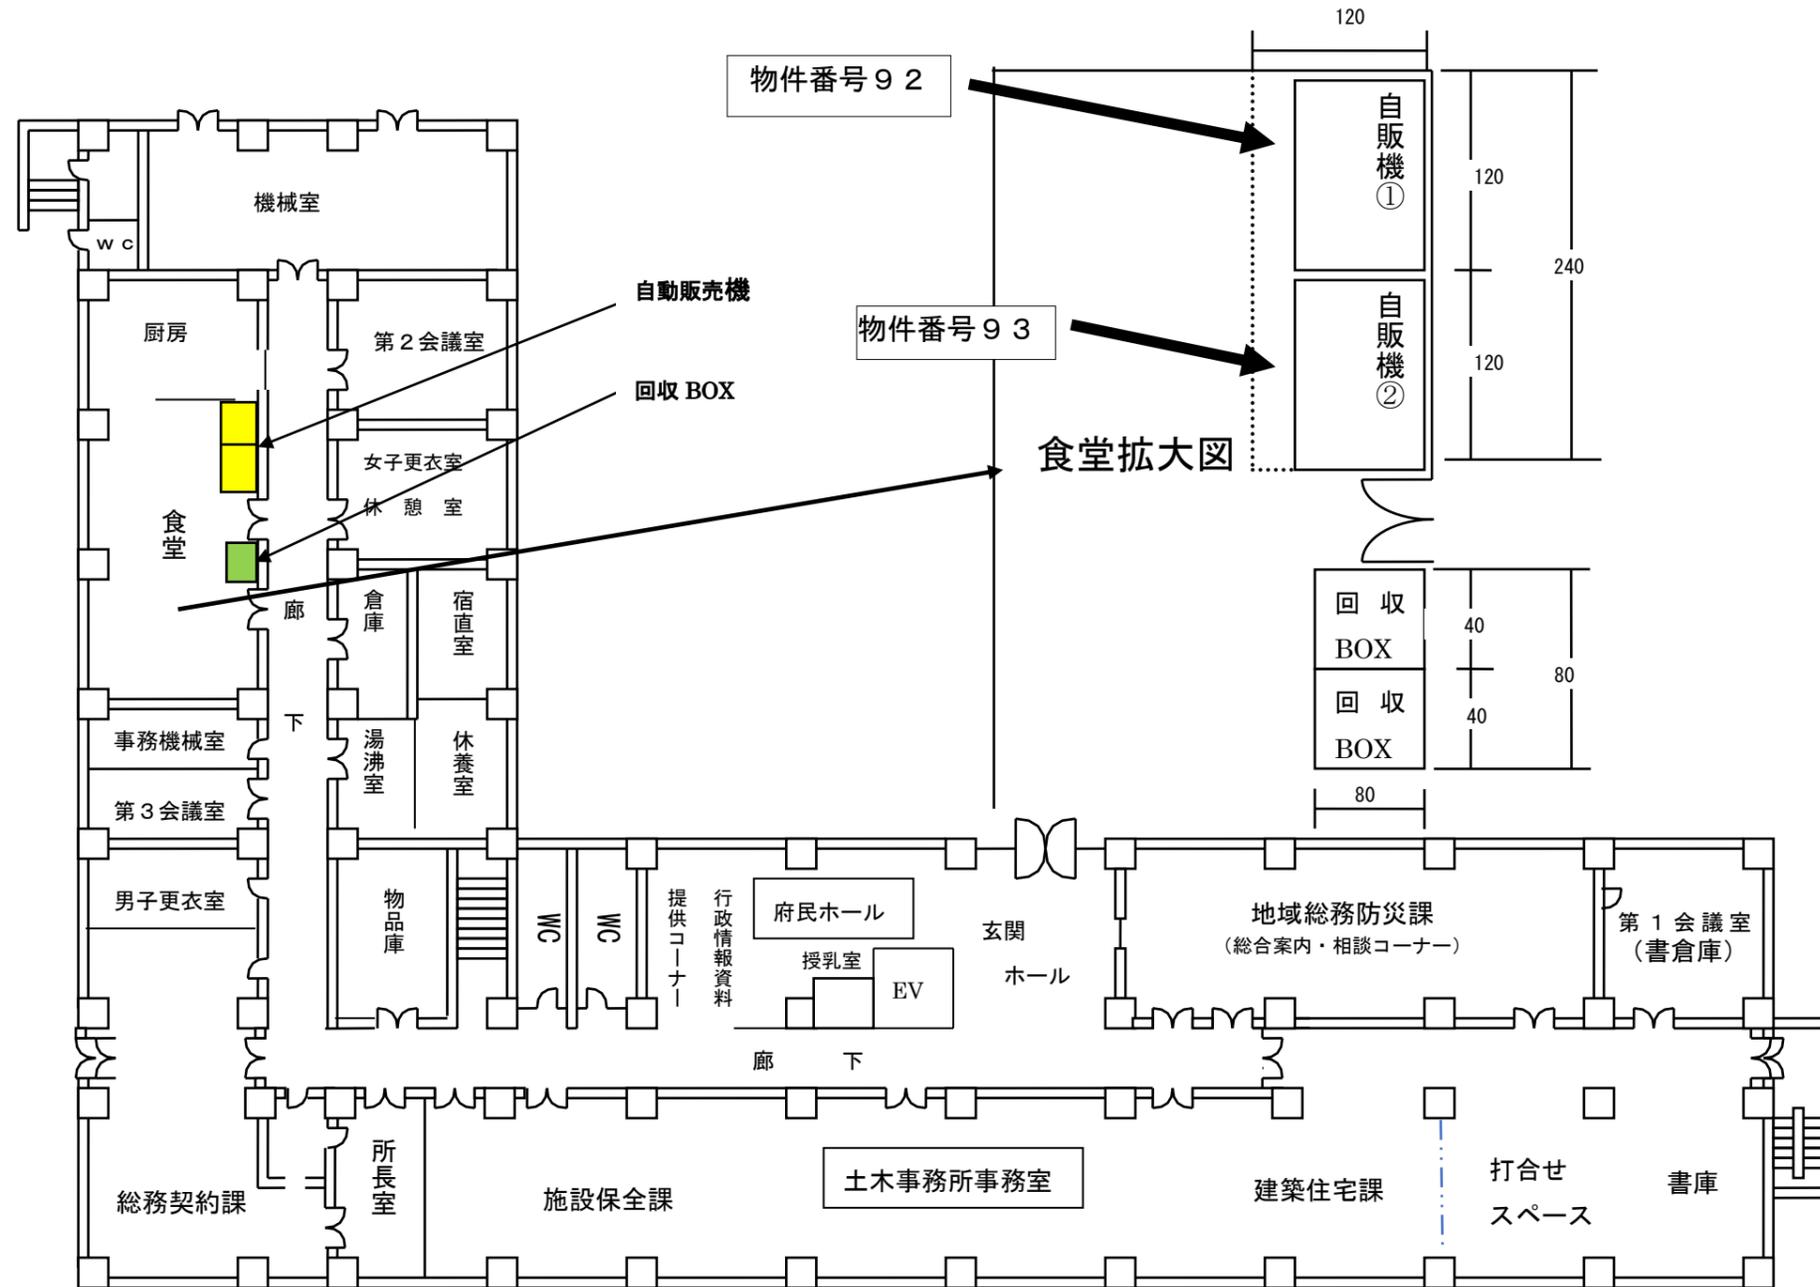



名称	京都府田辺総合庁舎（本館）1階
	京田辺市田辺明田 1

田辺警察署 自動販売機設置図

物件番号94 京都府田辺警察署平面図

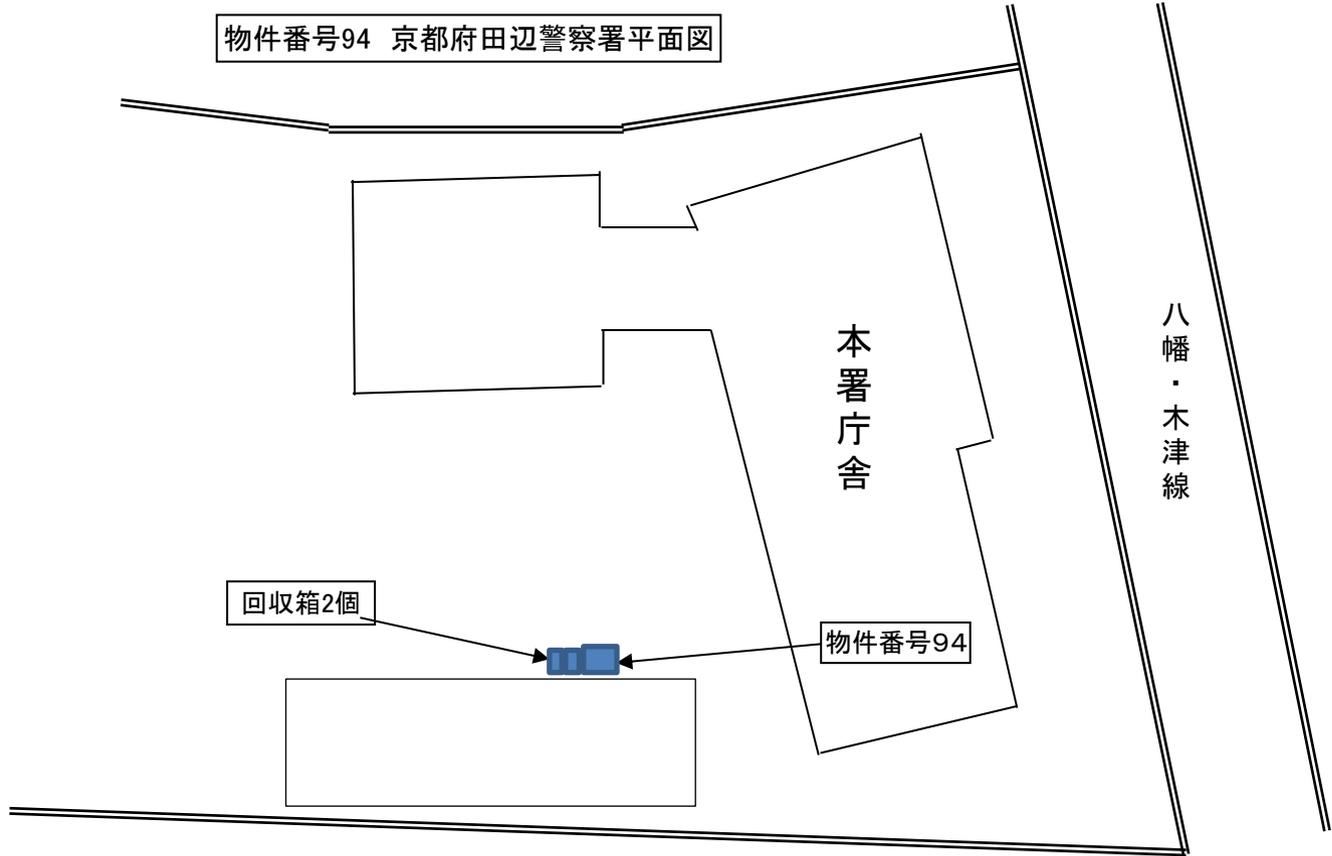

物件番号95 京都府木津総合庁舎 本館

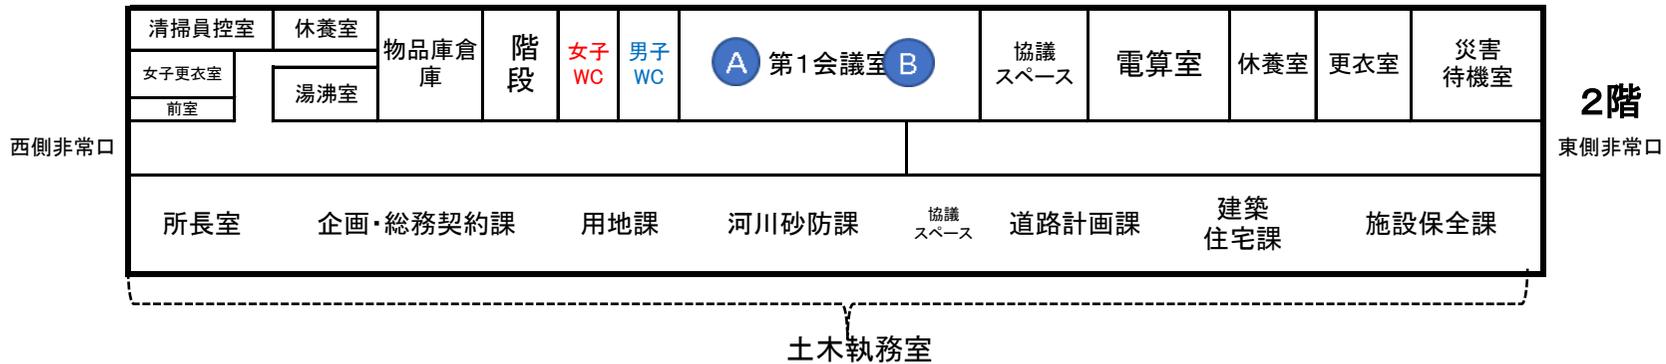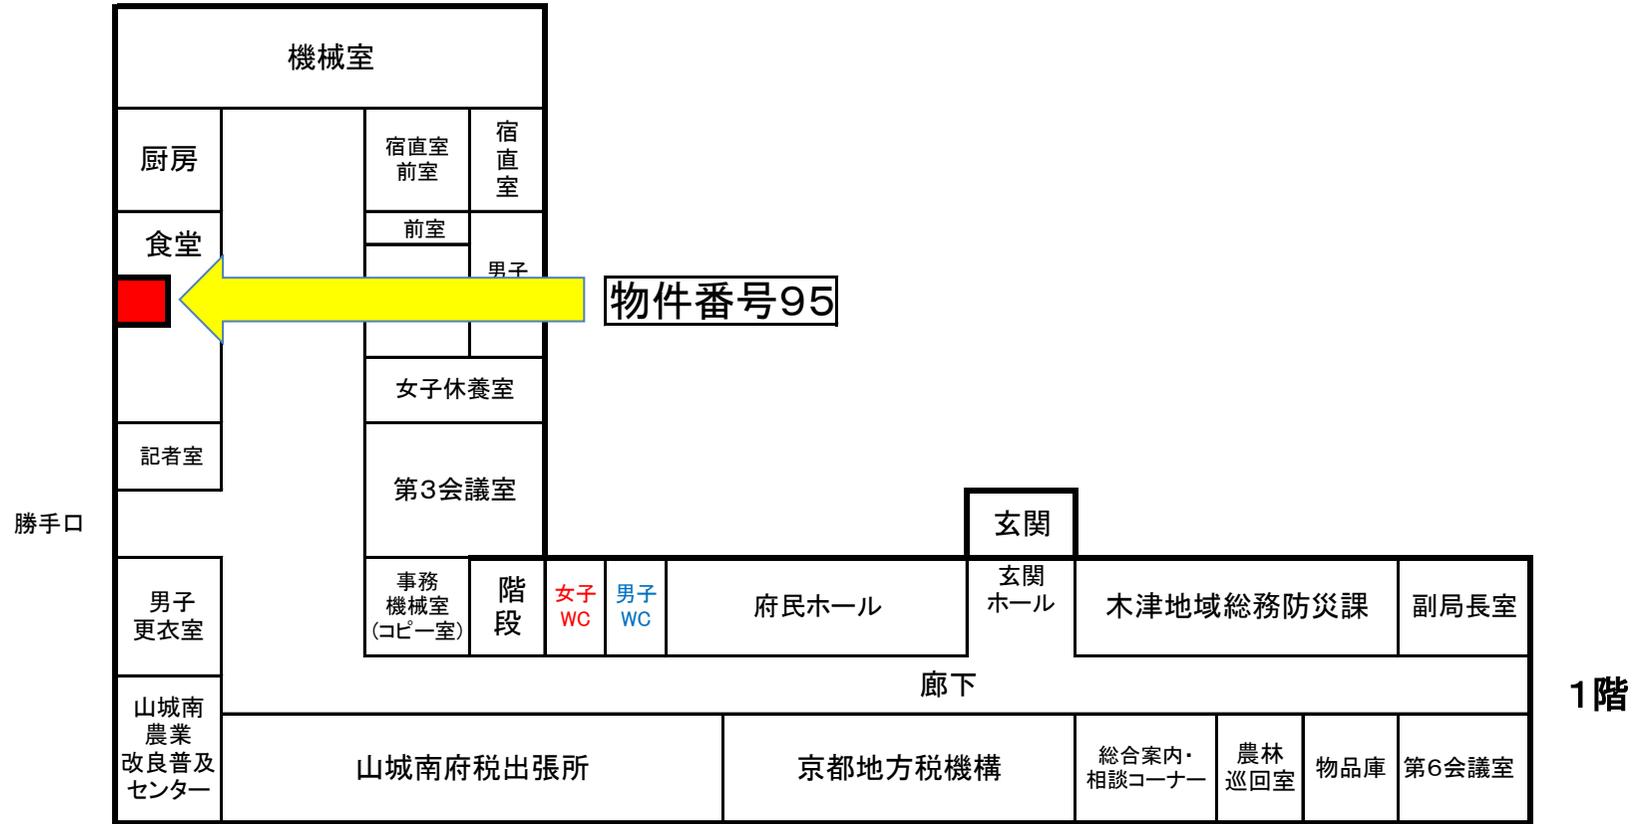

木津総合庁舎 配置概要図


※ 測量に基づくものではありません。




木津総合庁舎
北側駐車場

物件番号96


市道

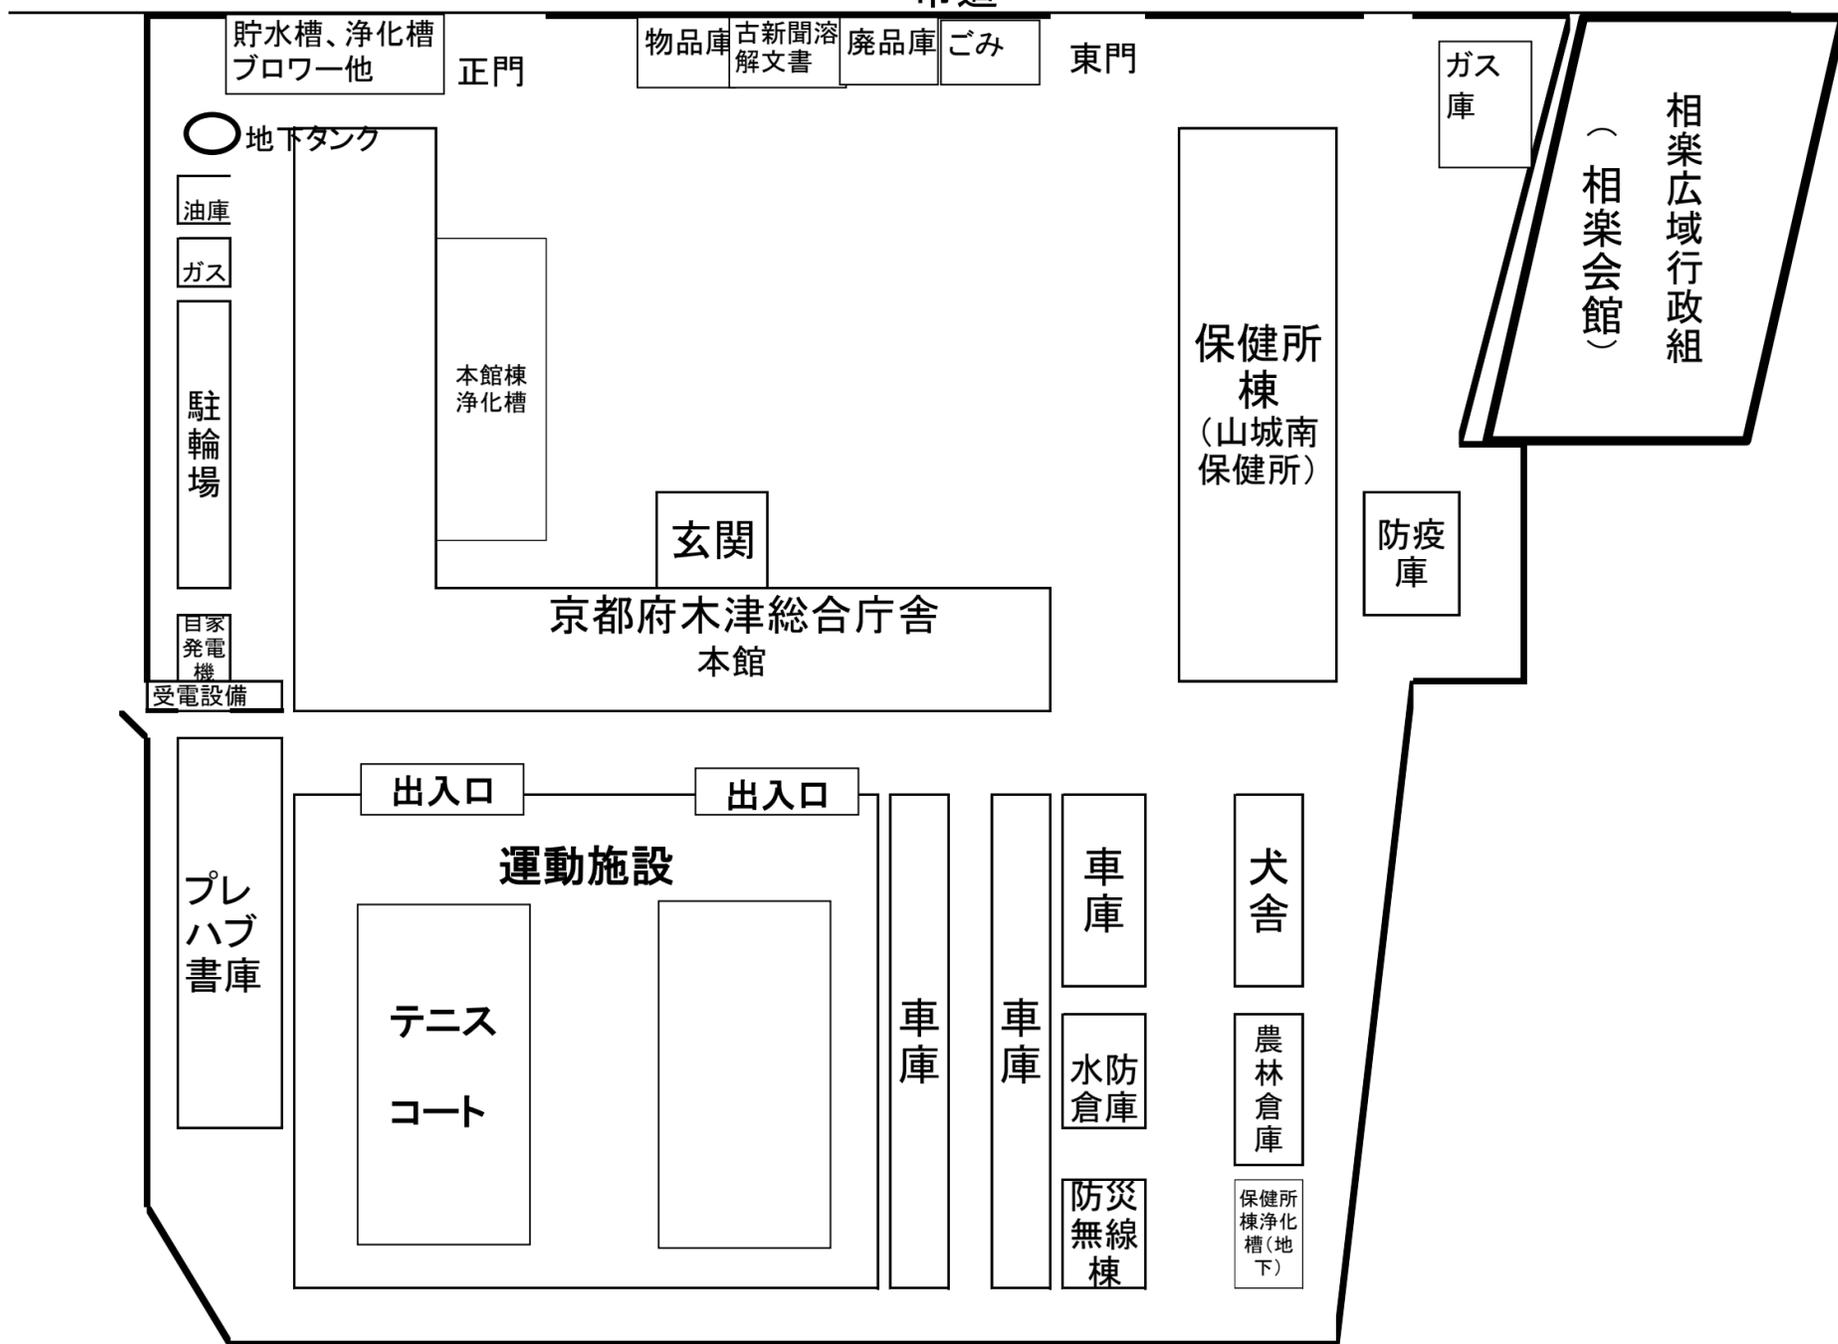

物件番号97 南陽高等学校

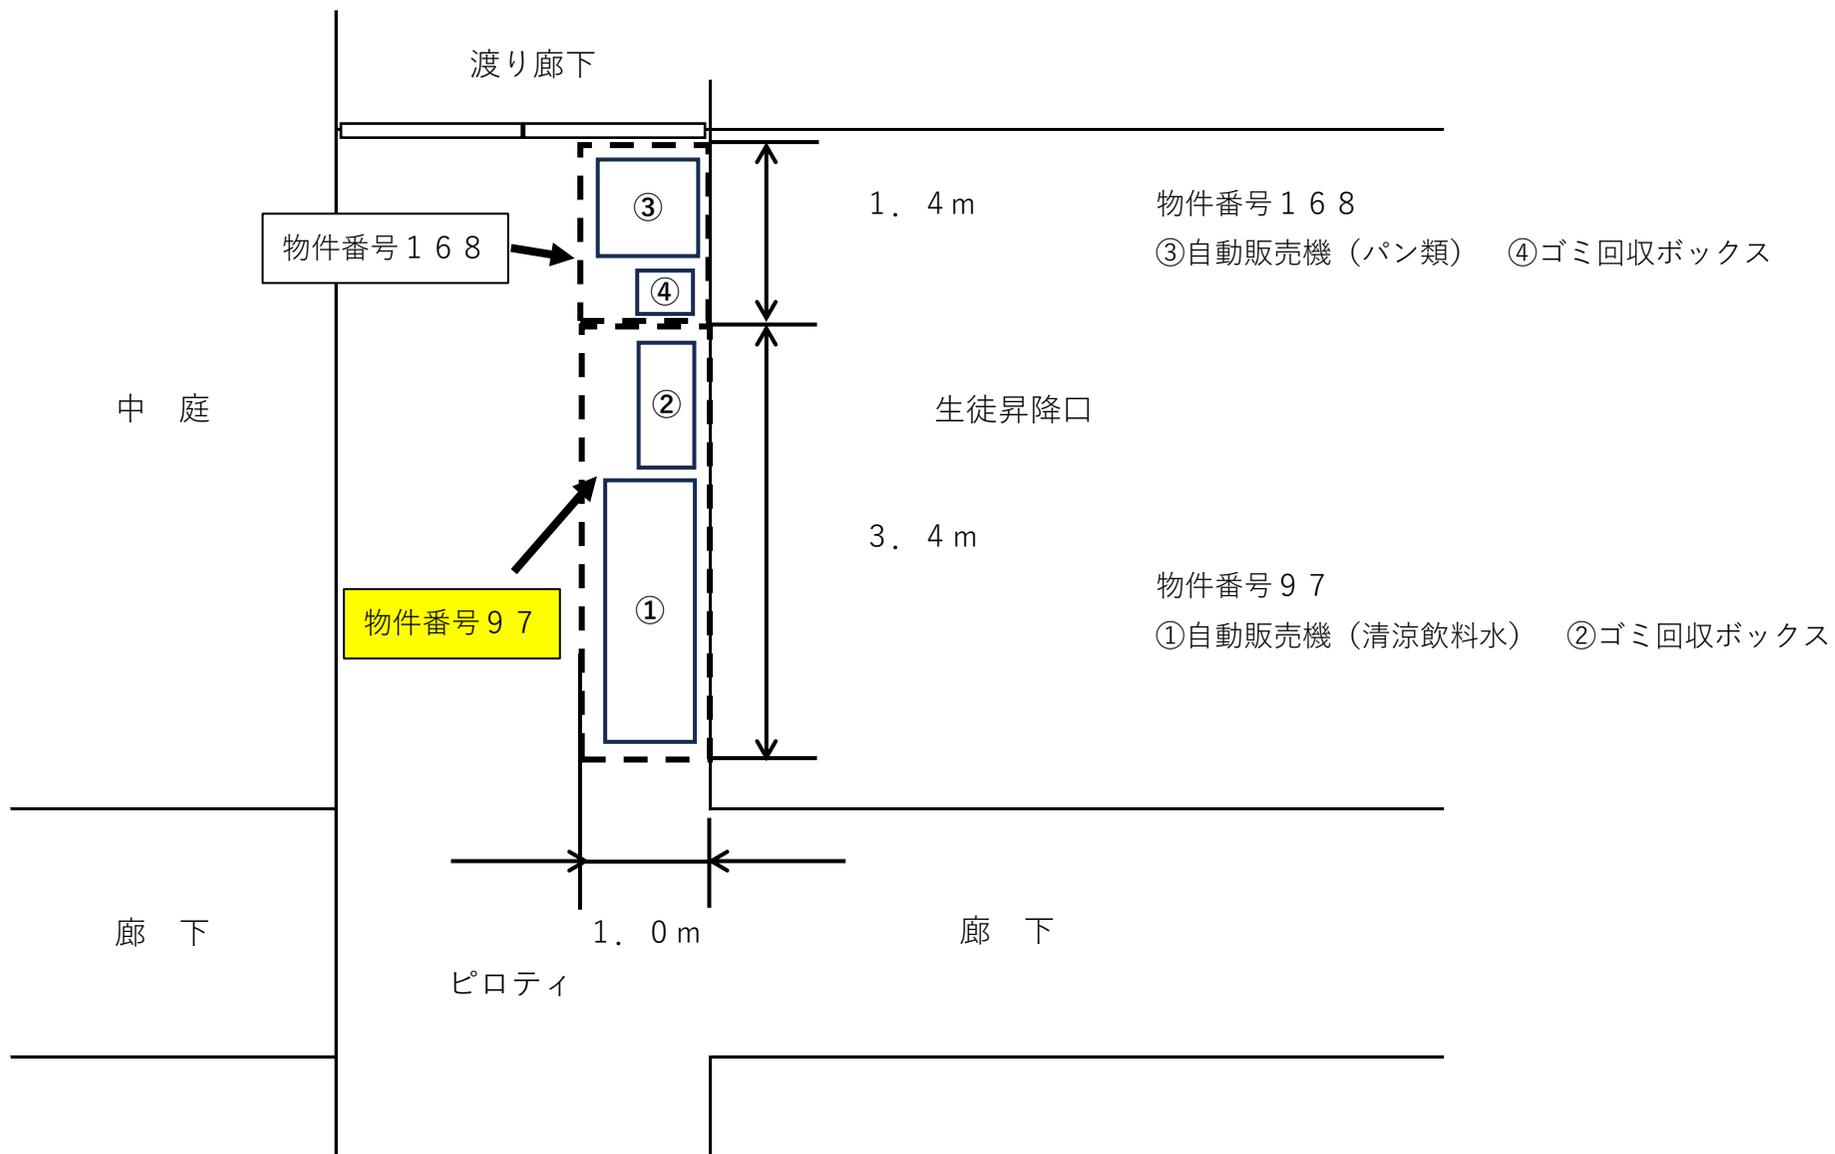


物件番号98 木津警察署

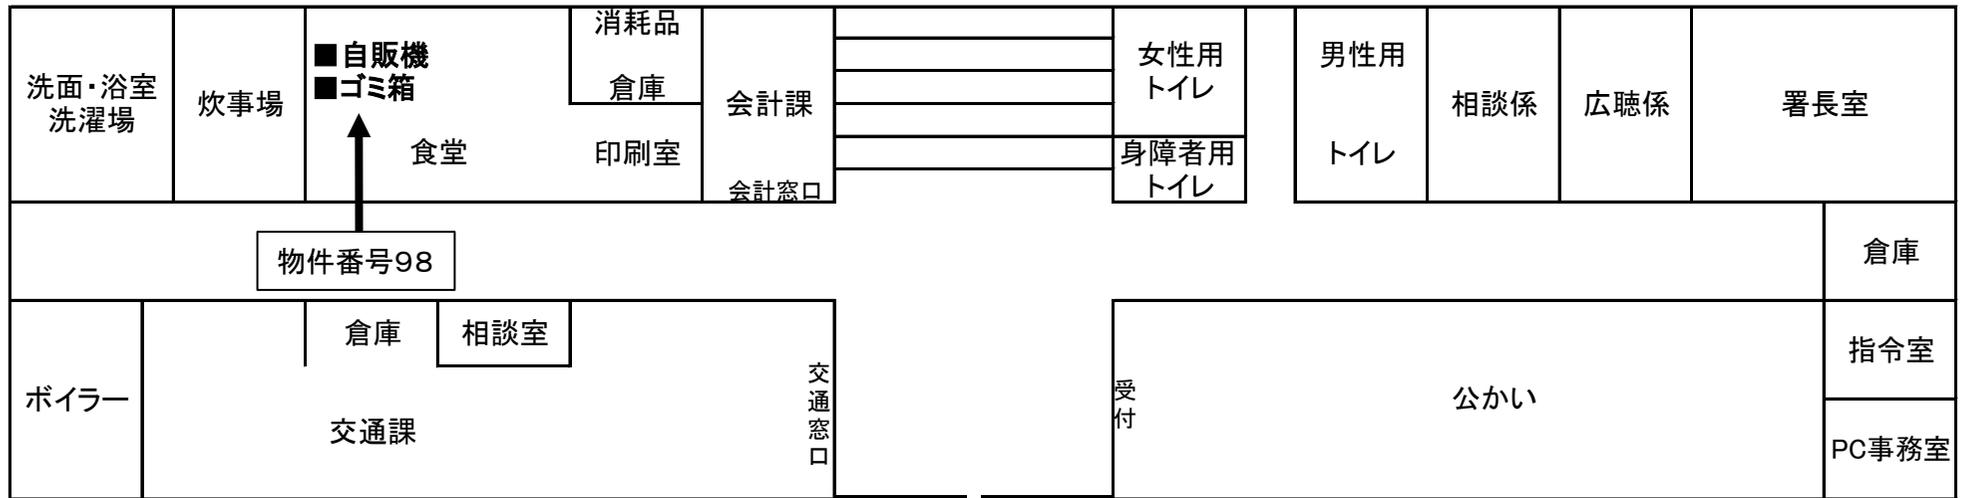


木津警察署1階

物件番号99
警察航空隊

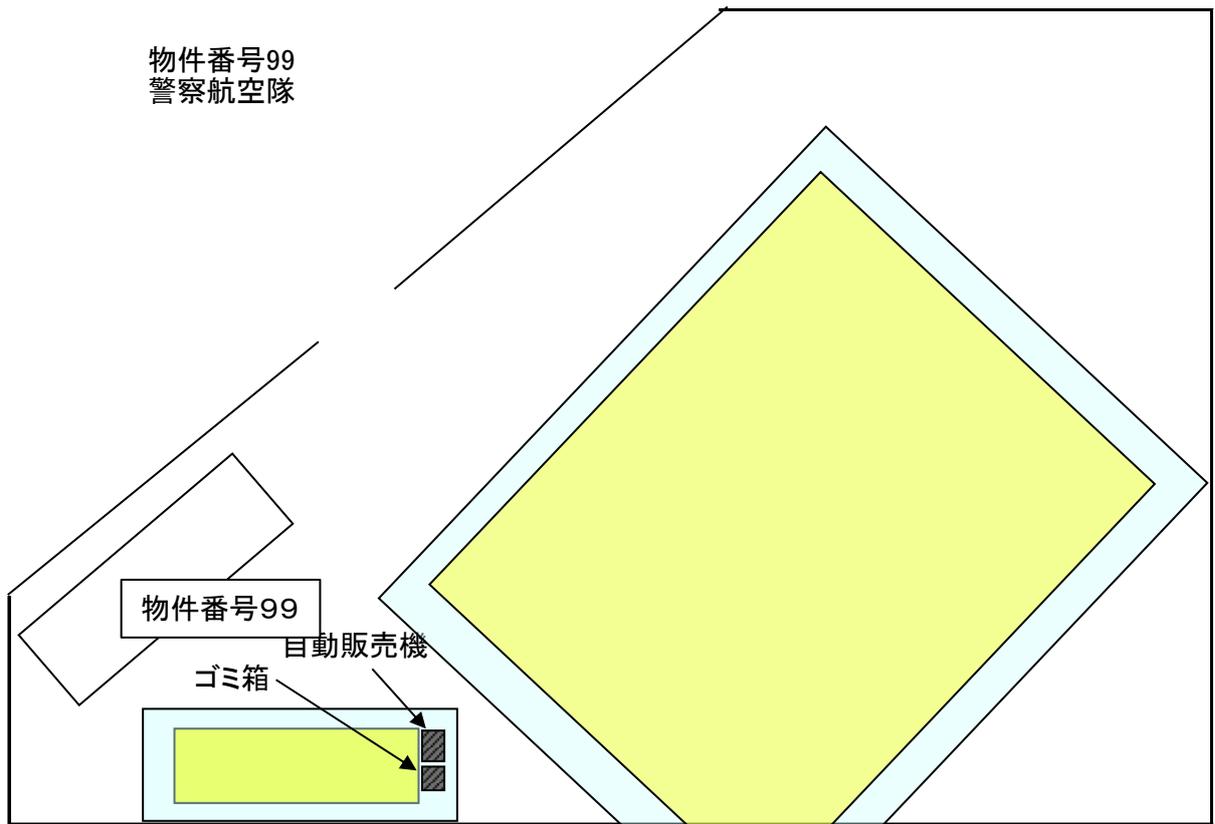


設置スペースは、建物の軒下部分です
ゴミ箱設置部分は、高さが、1.2メートルです

物件番号100 久御山高等学校生徒昇降口付近平面図

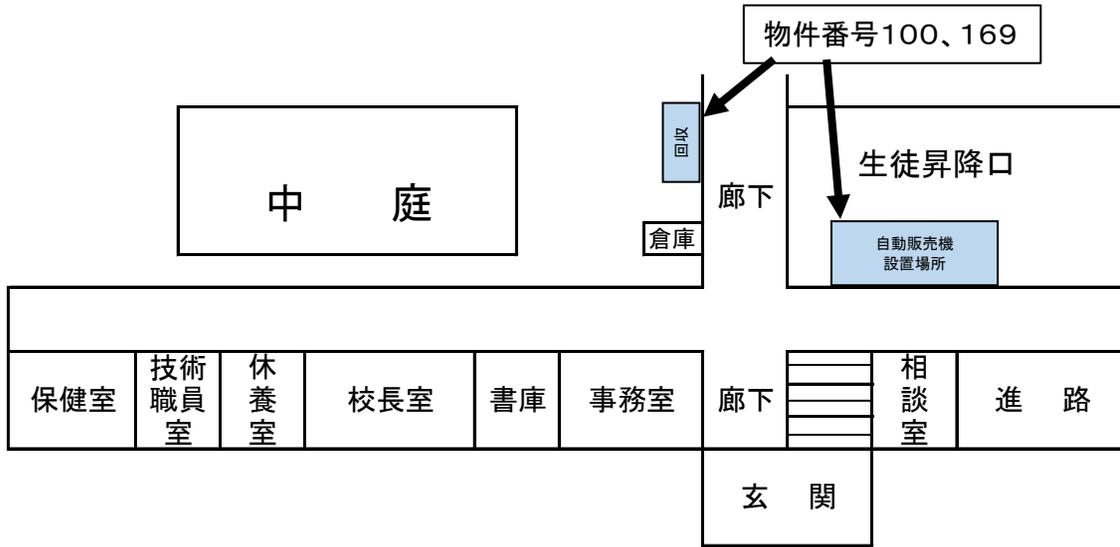


物件番号101～102

山城勤労者福社会館

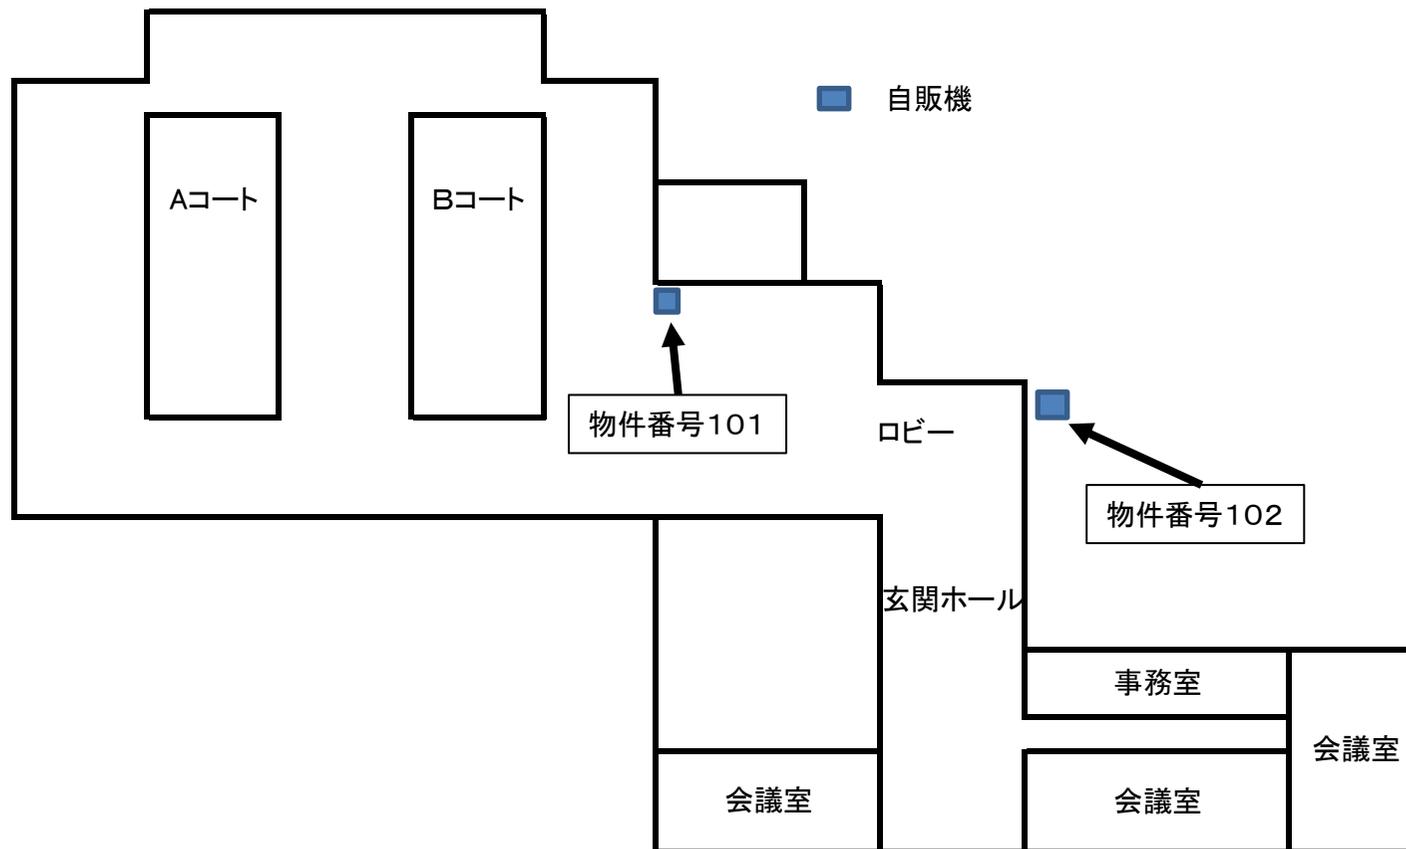


物件番号103

京都府立井手やまぶき支援学校 校舎簡略平面図 1階
(令和4年度開校/令和5年度版)

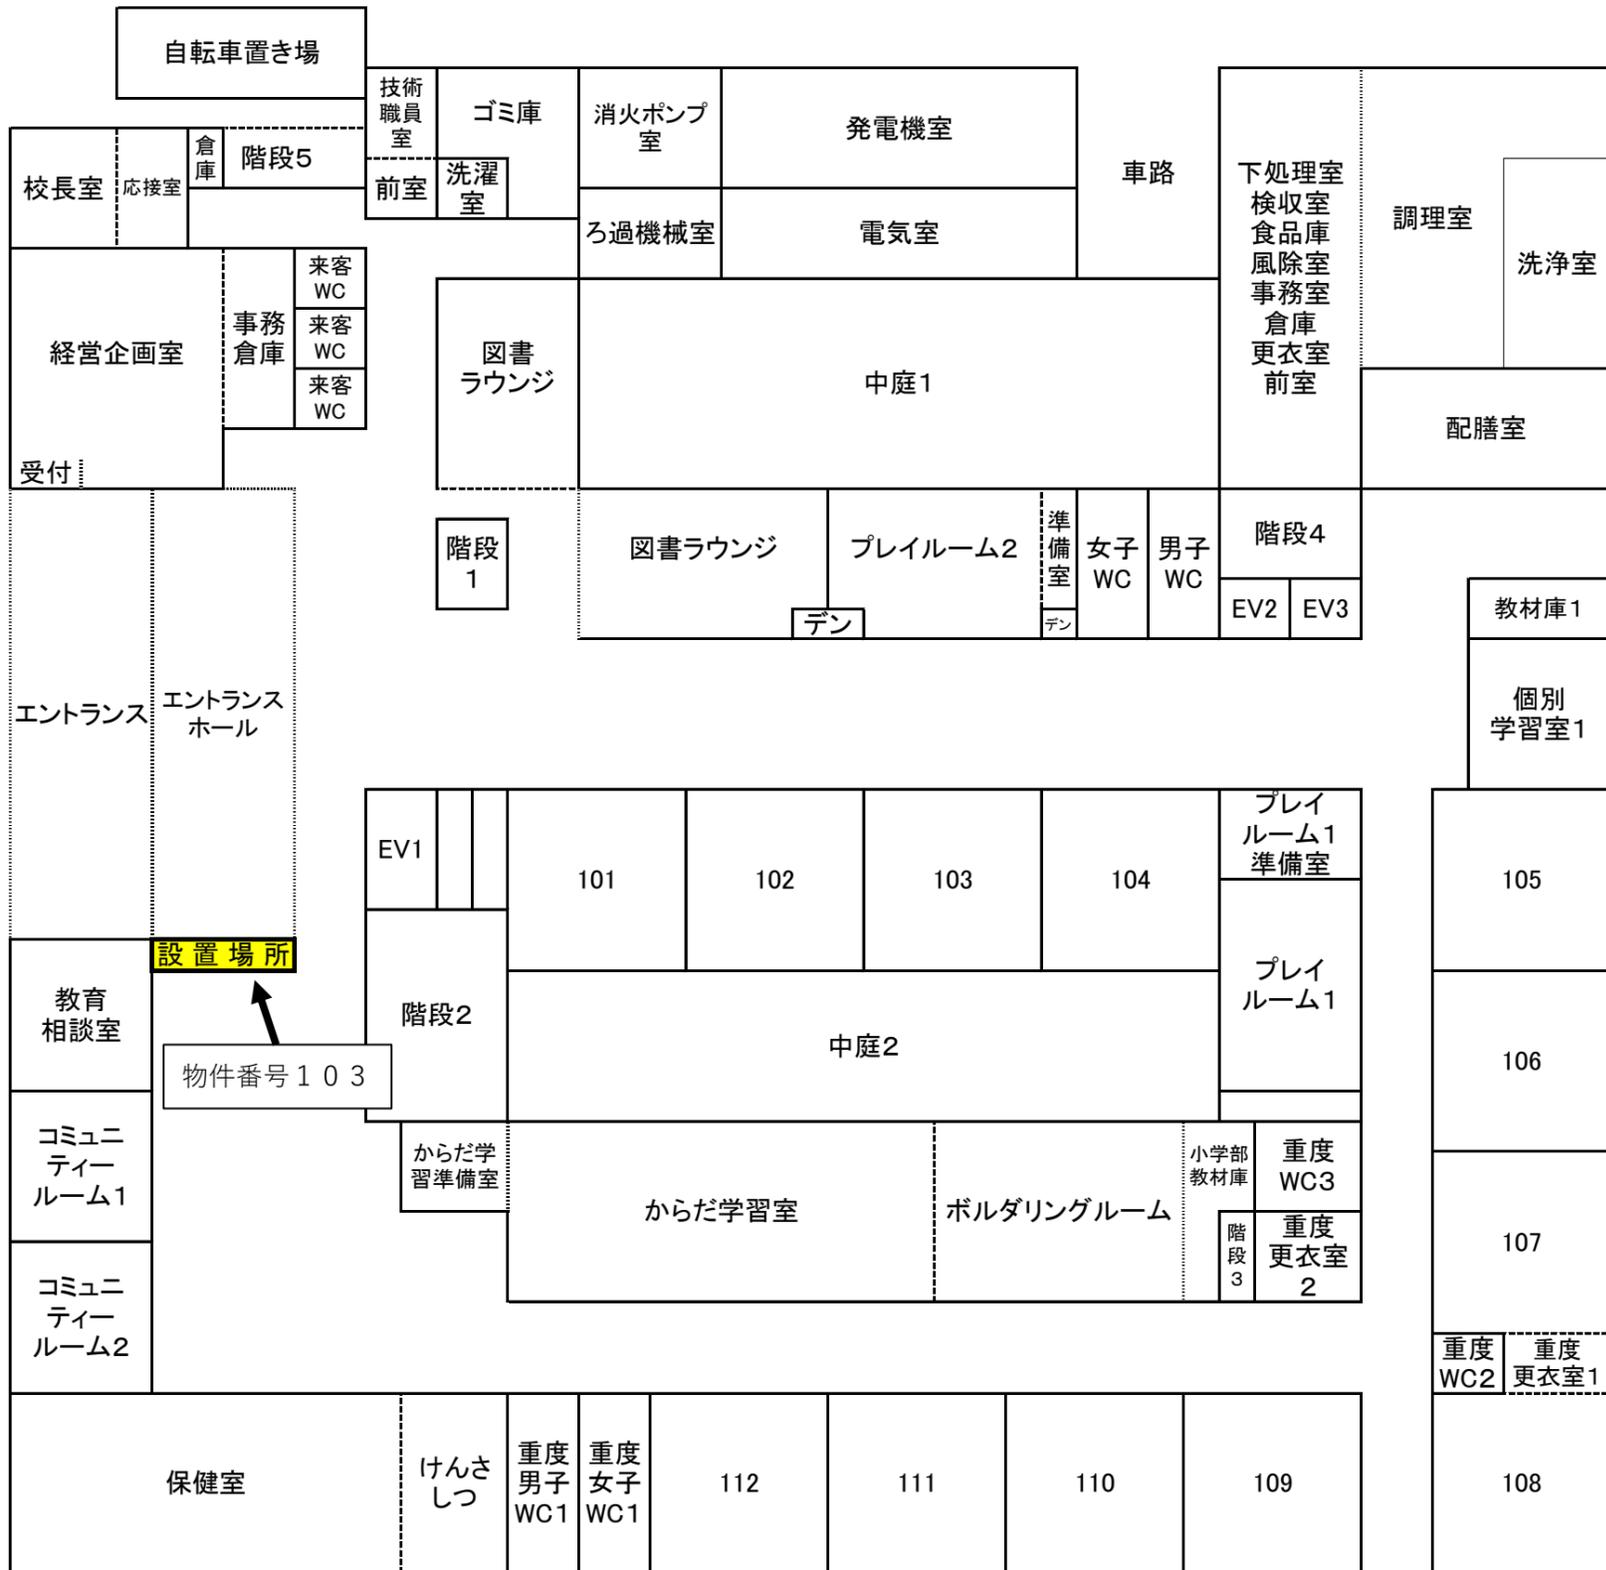



物件番号104 木津川上流浄化センター(管理棟1F見取り図)

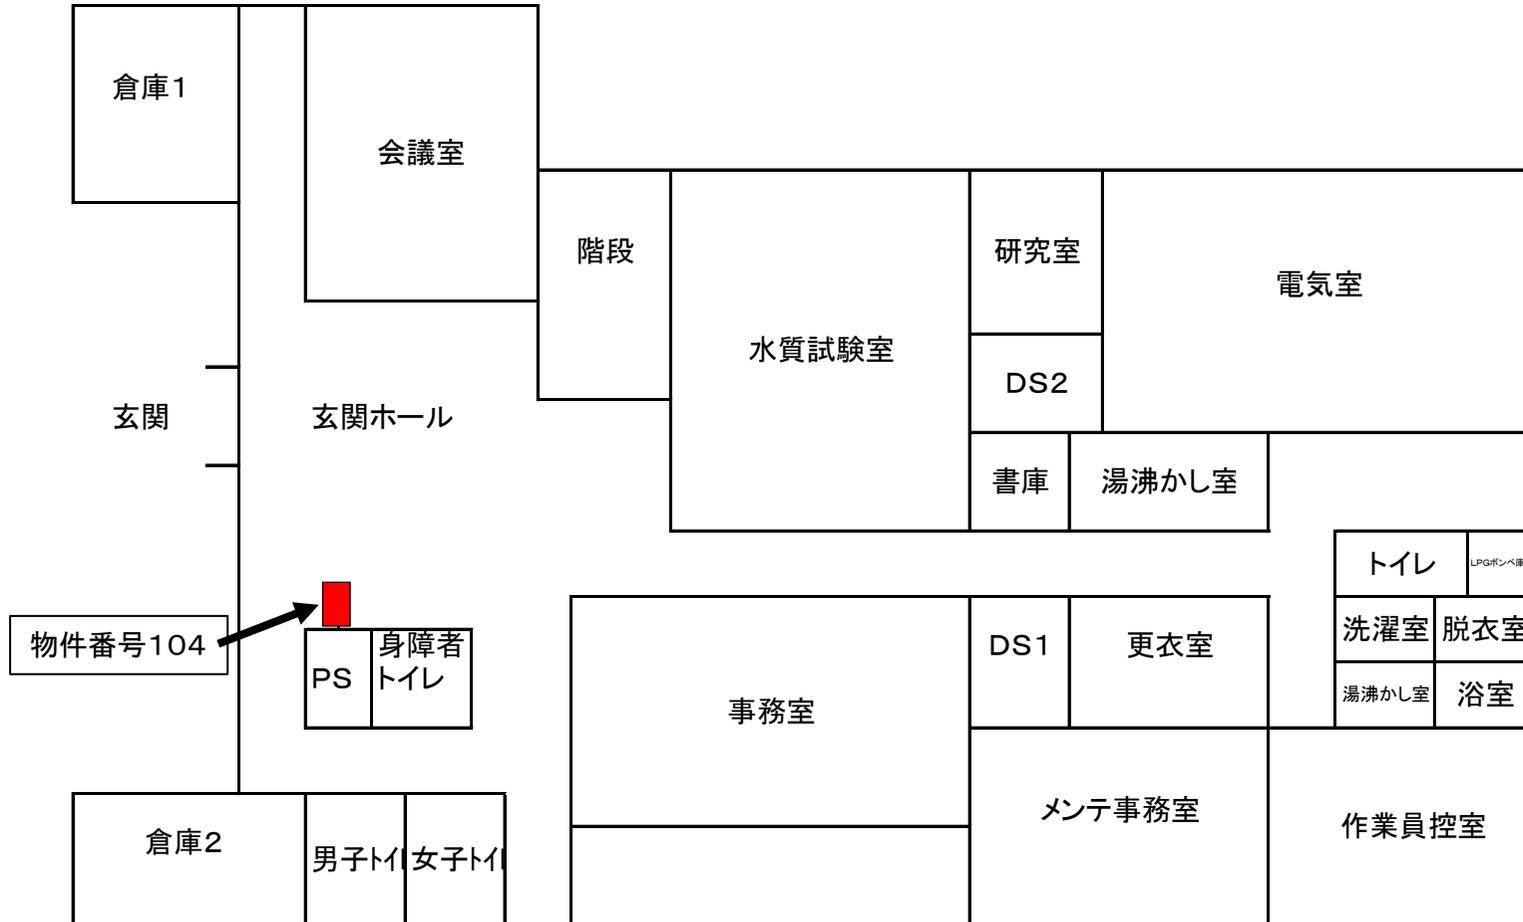

物件番号105 南山城支援学校 自販機設置予定配置図 MIAMI LABO棟 1階玄関

↑ 自販機設置個所から約5メートル先の壁下に電源(コンセント)

